



PLANIMETRIA ESTERNA

1:500

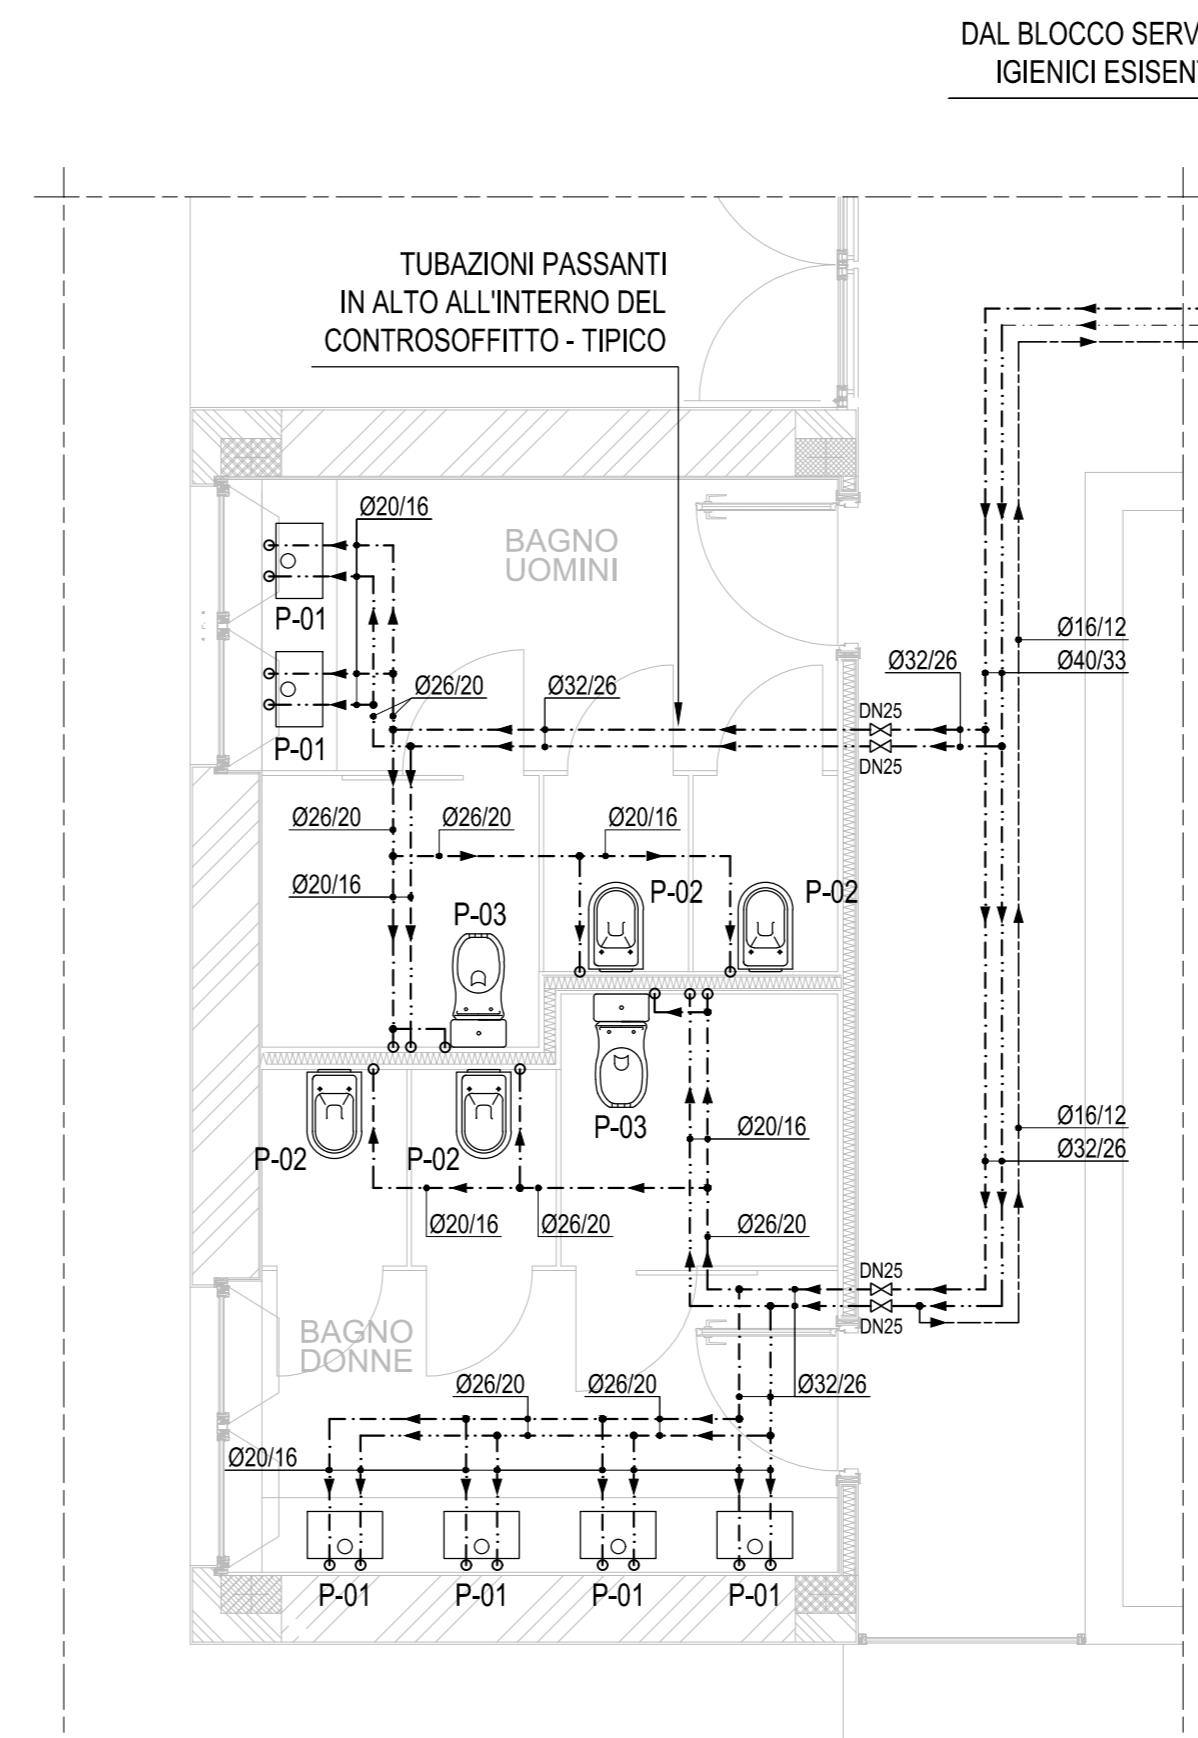


02 - IMPIANTO IDRICO-SANITARIO WC

ID.TAV.2 - 1:50

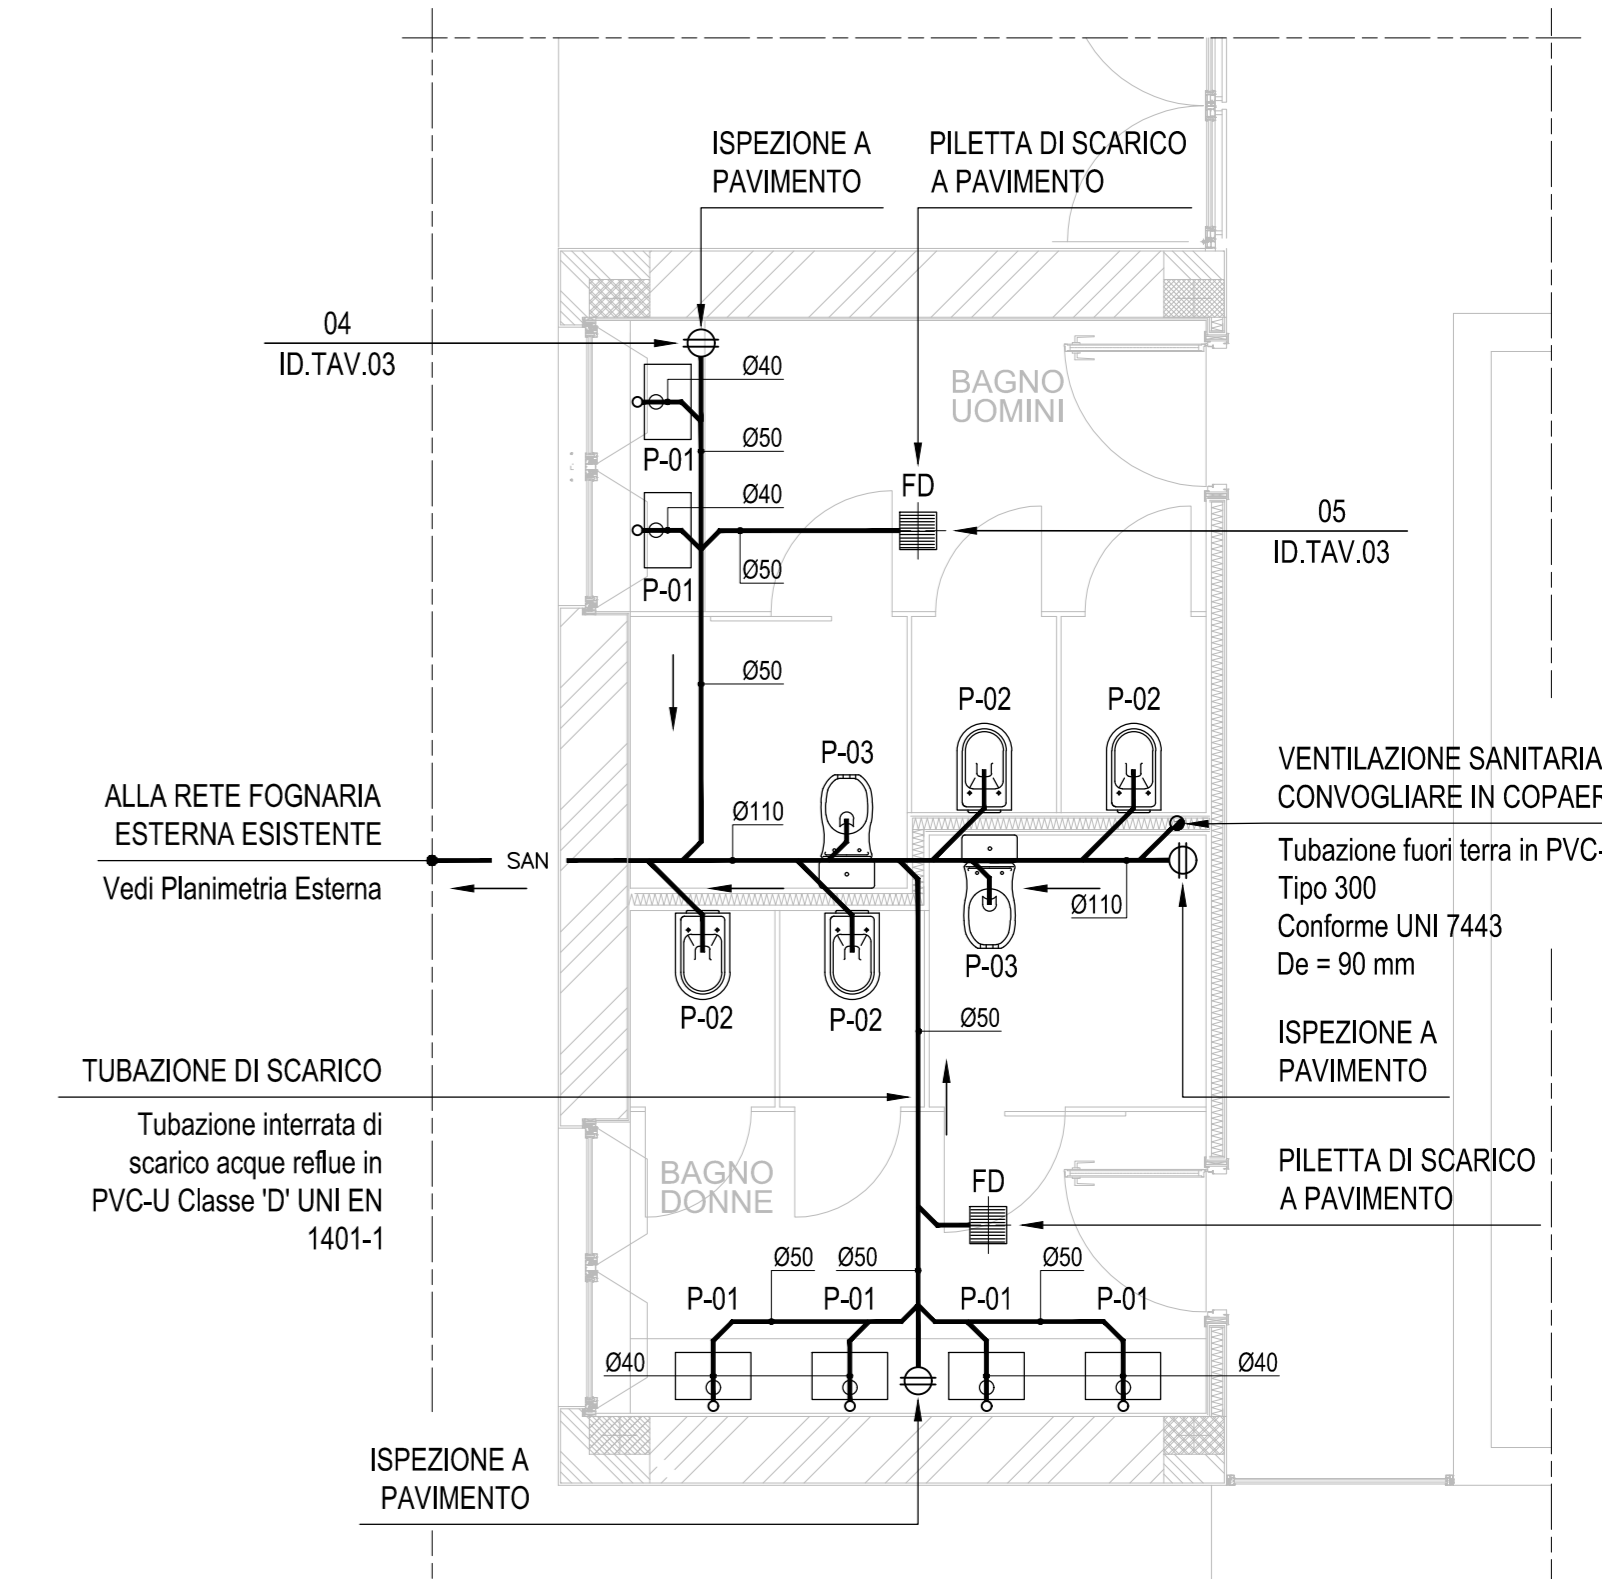

03 - IMPIANTO SCARICO ACQUE REFLUE WC

ID.TAV.2 - 1:50

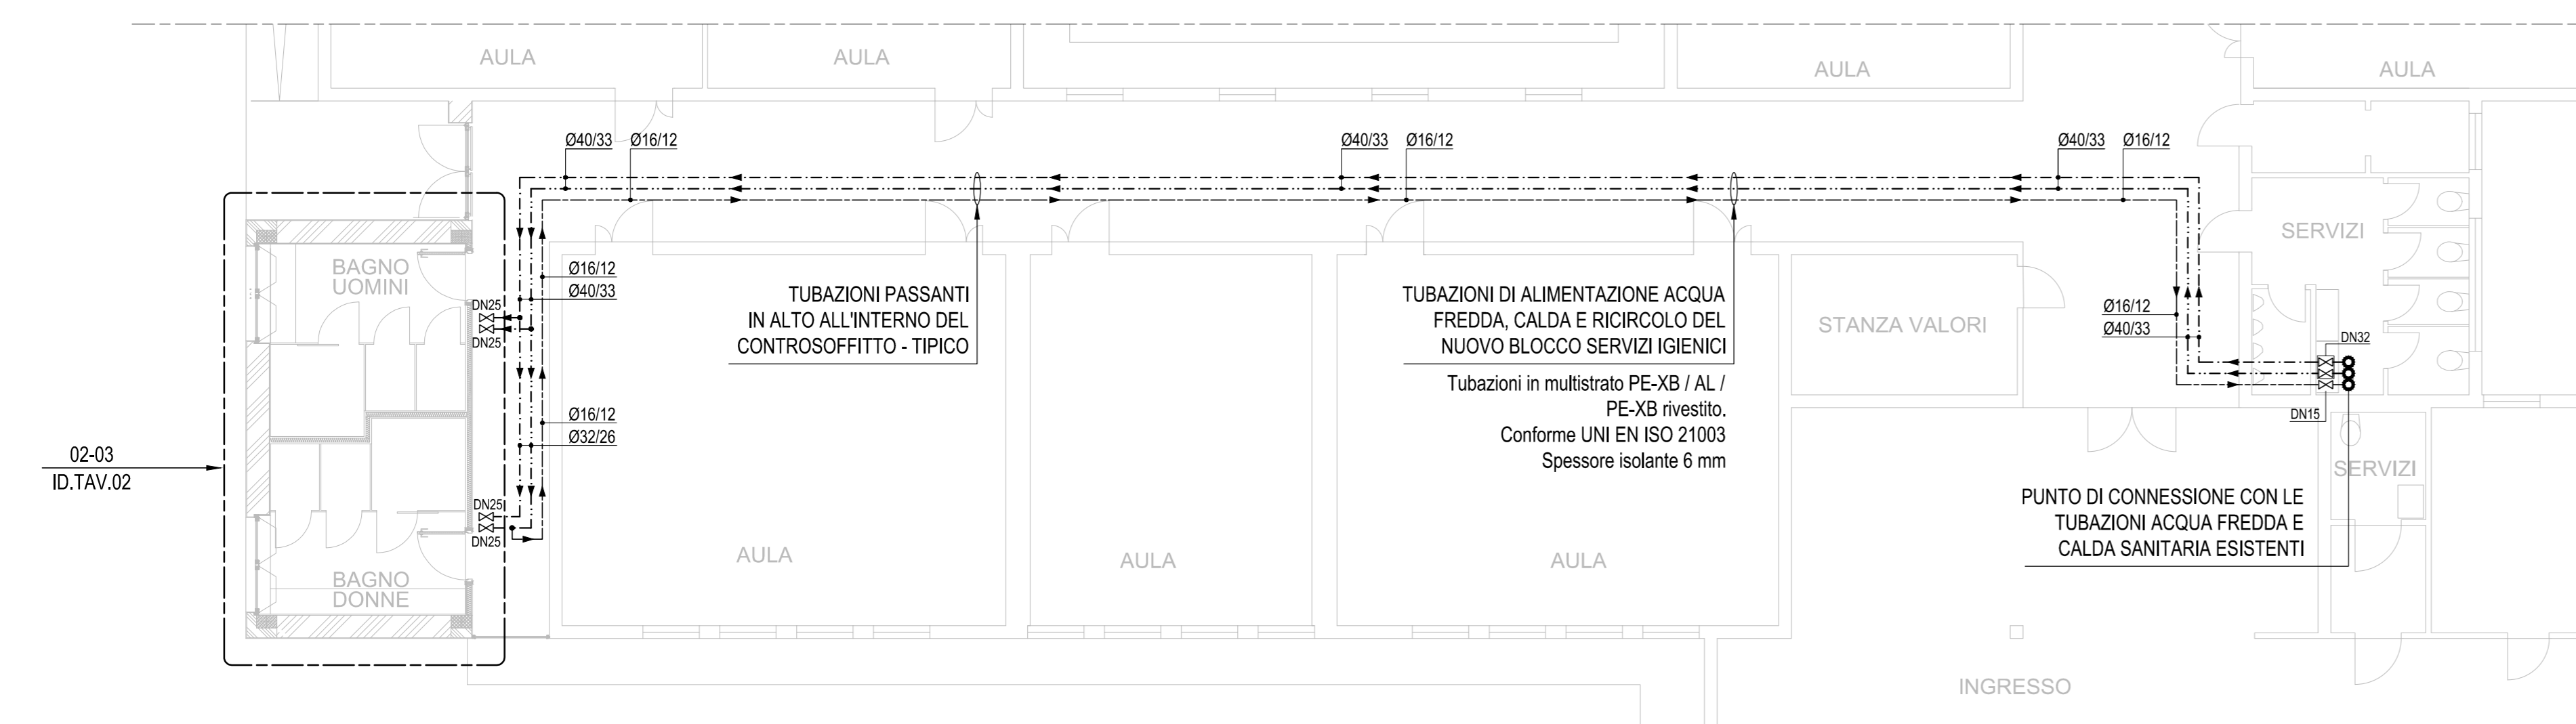

01 - INGRANDIMENTO

ID.TAV.2 - 1:100

NOTE GENERALI

- 1- PER LA LEGENDA VEDERE TAV.1 DEGLI IMPIANTI MECCANICI
- 2- TUTTE LE MISURE DOVRANNO ESSERE VERIFICATE IN CANTIERE DALL'APPALTATORE
- 3- TUTTE LE DIMENSIONI SONO IN CENTIMETRI SE NON DIVERSAMENTE INDICATO
- 4- TUTTE LE DIMENSIONI DEI DIAMETRI DELLE TUBAZIONI SONO IN POLLICI O MILLIMETRI
- 5- PER LA DESTINAZIONE D'USO DEI LOCALI VEDERE QUANTO RIPORTATO SULLA TAVOLA DEL PROGETTO ARCHITETTONICO

COMUNE DI CASTAGNETO CARDUCCI

AMPLIAMENTO DELLA EX SCUOLA SECONDARIA DI PRIMO GRADO IN FRAZ. DONORATICO, PIAZZALE EUROPA

CODICE ELABORATO

ID.08.TAV.02

PROGETTO ESECUTIVO

ELABORATO:

**STATO DI PROGETTO
IMPIANTO IDRICO SANITARIO E
SCARICO ACQUE REFLUE**

| | |
|-------------------------------|----|
| Elaborati descrittivi | ED |
| Stato attuale | SA |
| Sistemazioni esterne | SE |
| Progetto Architettonico | AR |
| Progetto Strutturale | PS |
| Acustica | AC |
| Prevenzione Incendi | PI |
| Impianto Idrico Sanitario | ID |
| Impianti Termomeccanici | IM |
| Impianti Antincendio | IA |
| Impianti Elettrici e Speciali | IE |

Responsabile della Commessa: Ing. Bruno PERSICETTI

Responsabile dell'Attività: Ing. Andrea DI LUPO

Resp. prevenzione incendi: Ing. Antonfranco PASQUALE

Tecnico Competente in Acustica: Dott. Luca Nencini

Collaboratori:
Ing. Riccardo BONSANTI
Ing. Anna BUTTA
Ing. Francesco PARRI
Ing. Davide BORDO
P.I. Enrico PUGLIESE
P.I. Federico ROCCHI

Ing. BRUNO PERSICETTI
ORDINE INGEGNERI della Provincia di PISA
N° 1121 Sezione A
INGEGNERE CIVILE ED AMBIENTALE
INDUSTRIALE, DELL'INFORMAZIONE

| REV. | DATA | OGGETTO | REDATTO | APPROVATO |
|------|------------|-----------|---------|-----------|
| 0 | 10/01/2022 | EMISSIONE | EnPu | BP |

Nome FILE: 1272-PE-ID.08.TAV.02-Rev.0.dwg

SCALA: 1:50 1:100 1:500