

OPERA IN OGGETTO:  
**Intervento di Restauro funzionale con adeguamento impianti per ottenimento deroghe al C.P.I. del Teatro Comunale del Capoluogo, posto in Via A. Gramsci denominato "Teatro Roma".**

TITOLO TAVOLA GRAFICA:  
**STATO MODIFICATO IMM.LE OGGETTO INTERVENTO: PIANTA PIANO SEMINTERRATO INTEGRAZIONE ILLUMINAZIONE DI EMERGENZA ED IMPIANTO DI RIVELAZIONE INCENDI**

STRUTTURA TECNICA DI PROGETTAZIONE:

**MPS STUDIO ASSOCIATO**  
 Per: **Vittorio Demiri** - Progettazione Impianto elettrico e rivelazione incendi

GLOBAL IMAGE 2014

Timbri e Firme:




Data:  
 Settembre 2014

n. Tavolo:  
**IE/14**

Scala:  
 1:100



**COMUNE DI CASTAGNETO CARDUCCI**  
 AREA 5 - Gestione del Territorio e Sviluppo Economico - Servizio Manutenzioni  
 Via del Fosso n. 8 - 57022 - DONORATTO (LI)  
 mail: [info@comune.castagneto-carducci.li](mailto:info@comune.castagneto-carducci.li)  
 web: [www.comune.castagneto-carducci.li](http://www.comune.castagneto-carducci.li)

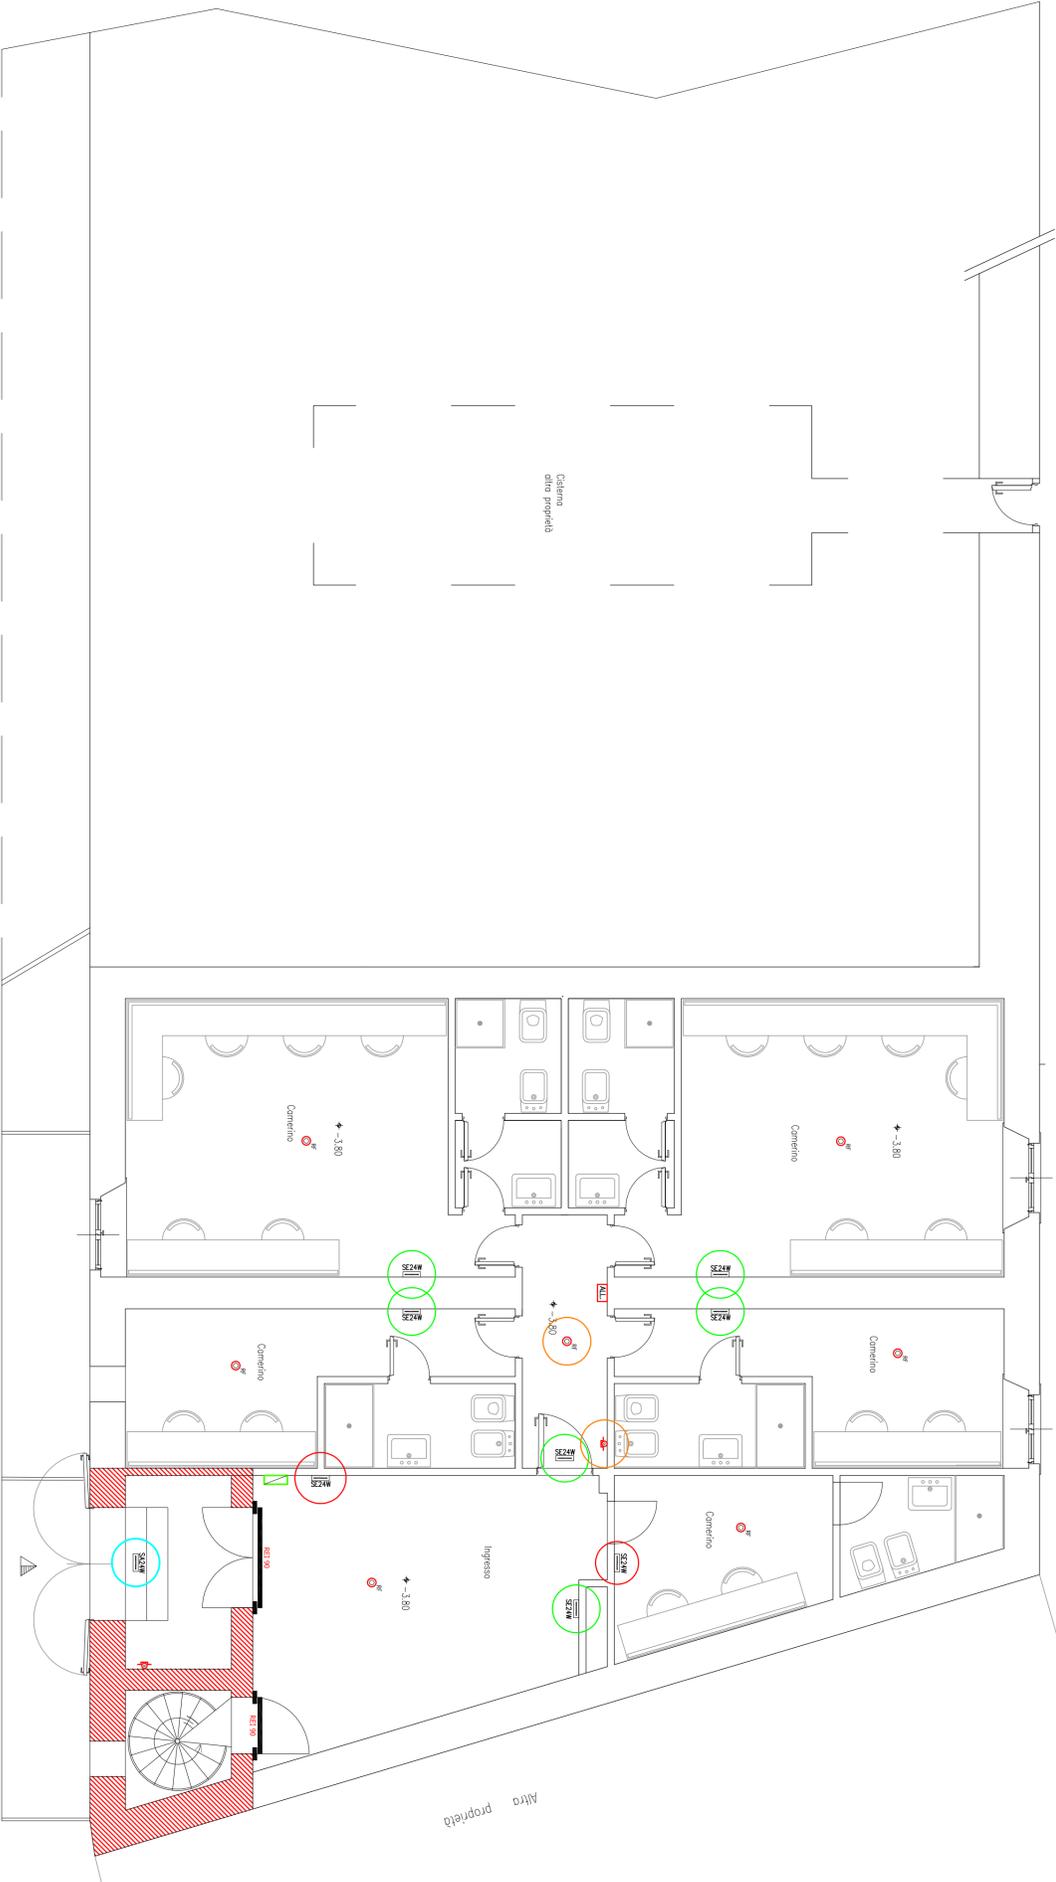

PLANIMETRIA PIANO SEMINTERRATO

**LEGENDA SIMBOLI ELETTRICI**

Simbolo	Descrizione
	Allarme ottico acustico
	Pulsante manuale di segnalazione allarme incendio
	Rivelatore di fumo
	Centrale impianto rivelazione e allarme incendi
	Pulsante di segnale di emergenza
	Quanti elettrici
	Pulsorelè di emergenza fluorescente tipo SA, 24W
	Pulsorelè di emergenza fluorescente tipo SE, 824W
	Rivelatore fissore con ottica TRX e riflettore
	Modulo di uscita impianto antincendio - attuatore
	Apparecchi resistenti da sostituire con nuove lampade di emergenza tipo SE
	Apparecchi resistenti da sostituire con nuove lampade di emergenza tipo SA
	Nuove lampade di emergenza da installare
	Apparecchi impianto antincendio nuovi da installare
	Apparecchi impianto antincendio esistenti da spostare