

OPERA IN OGGETTO:
Intervento di Restauro funzionale con adeguamento impianti per ottenimento deroghe al C.P.I. del Teatro Comunale del Capoluogo, posto in Via A. Gramsci denominato "Teatro Roma".

TITOLO TAVOLA GRAFICA:
STATO MODIFICATO IMM.LE OGGETTO INTERVENTO: PIANTA PIANO SECONDO INTEGRAZIONE ILLUMINAZIONE DI EMERGENZA ED IMPIANTO DI RIVELAZIONE INCENDI

STRUTTURA TECNICA DI PROGETTAZIONE:

MPS STUDIO ASSOCIATO
 Per: **Ind. Yuri Demil** - Progettazione impianto elettrico e rivelazione incendi

GLOBAL IMAGE 2014

Timbri e Firme:



Data:
 Settembre 2014

n. Tavola:
IE/17


Scala:
 1:100



COMUNE CASTAGNETO CARDUCCI
 AREA 5 - gestione del Territorio e Sviluppo Economico - Servizio Manutenzioni
 Via del Fosso n. 8 - 57022 - DONORATTO (LI)
 mail: mico.baccioli@comune.castagneto-carducci.li
 web: www.comune.castagneto-carducci.li

LEGENDA SIMBOLI ELETTRICI

Simbolo	Descrizione
	Alarme ottico acustico
	Pulsante manuale di segnalazione allarme incendio
	Rivelatore di fumo
	Centrale impianto rivelazione e allarme incendi
	Pulsante di spunto di emergenza
	Quadri elettrici
	Pilastri di emergenza fluorescente tipo SA 24W
	Pilastri di emergenza fluorescente tipo SE 8/24W
	Rivelatore lineare con ottica TRX e riflettore
	Modulo di uscita impianto antincendio-situazione
	Apparecchi esistenti da sostituire con nuove lampade di emergenza tipo SE
	Apparecchi esistenti da sostituire con nuove lampade di emergenza tipo SA
	Nuove lampade di emergenza da installare
	Apparecchi impianto antincendio nuovi da installare
	Apparecchi impianto antincendio esistenti da sostituire

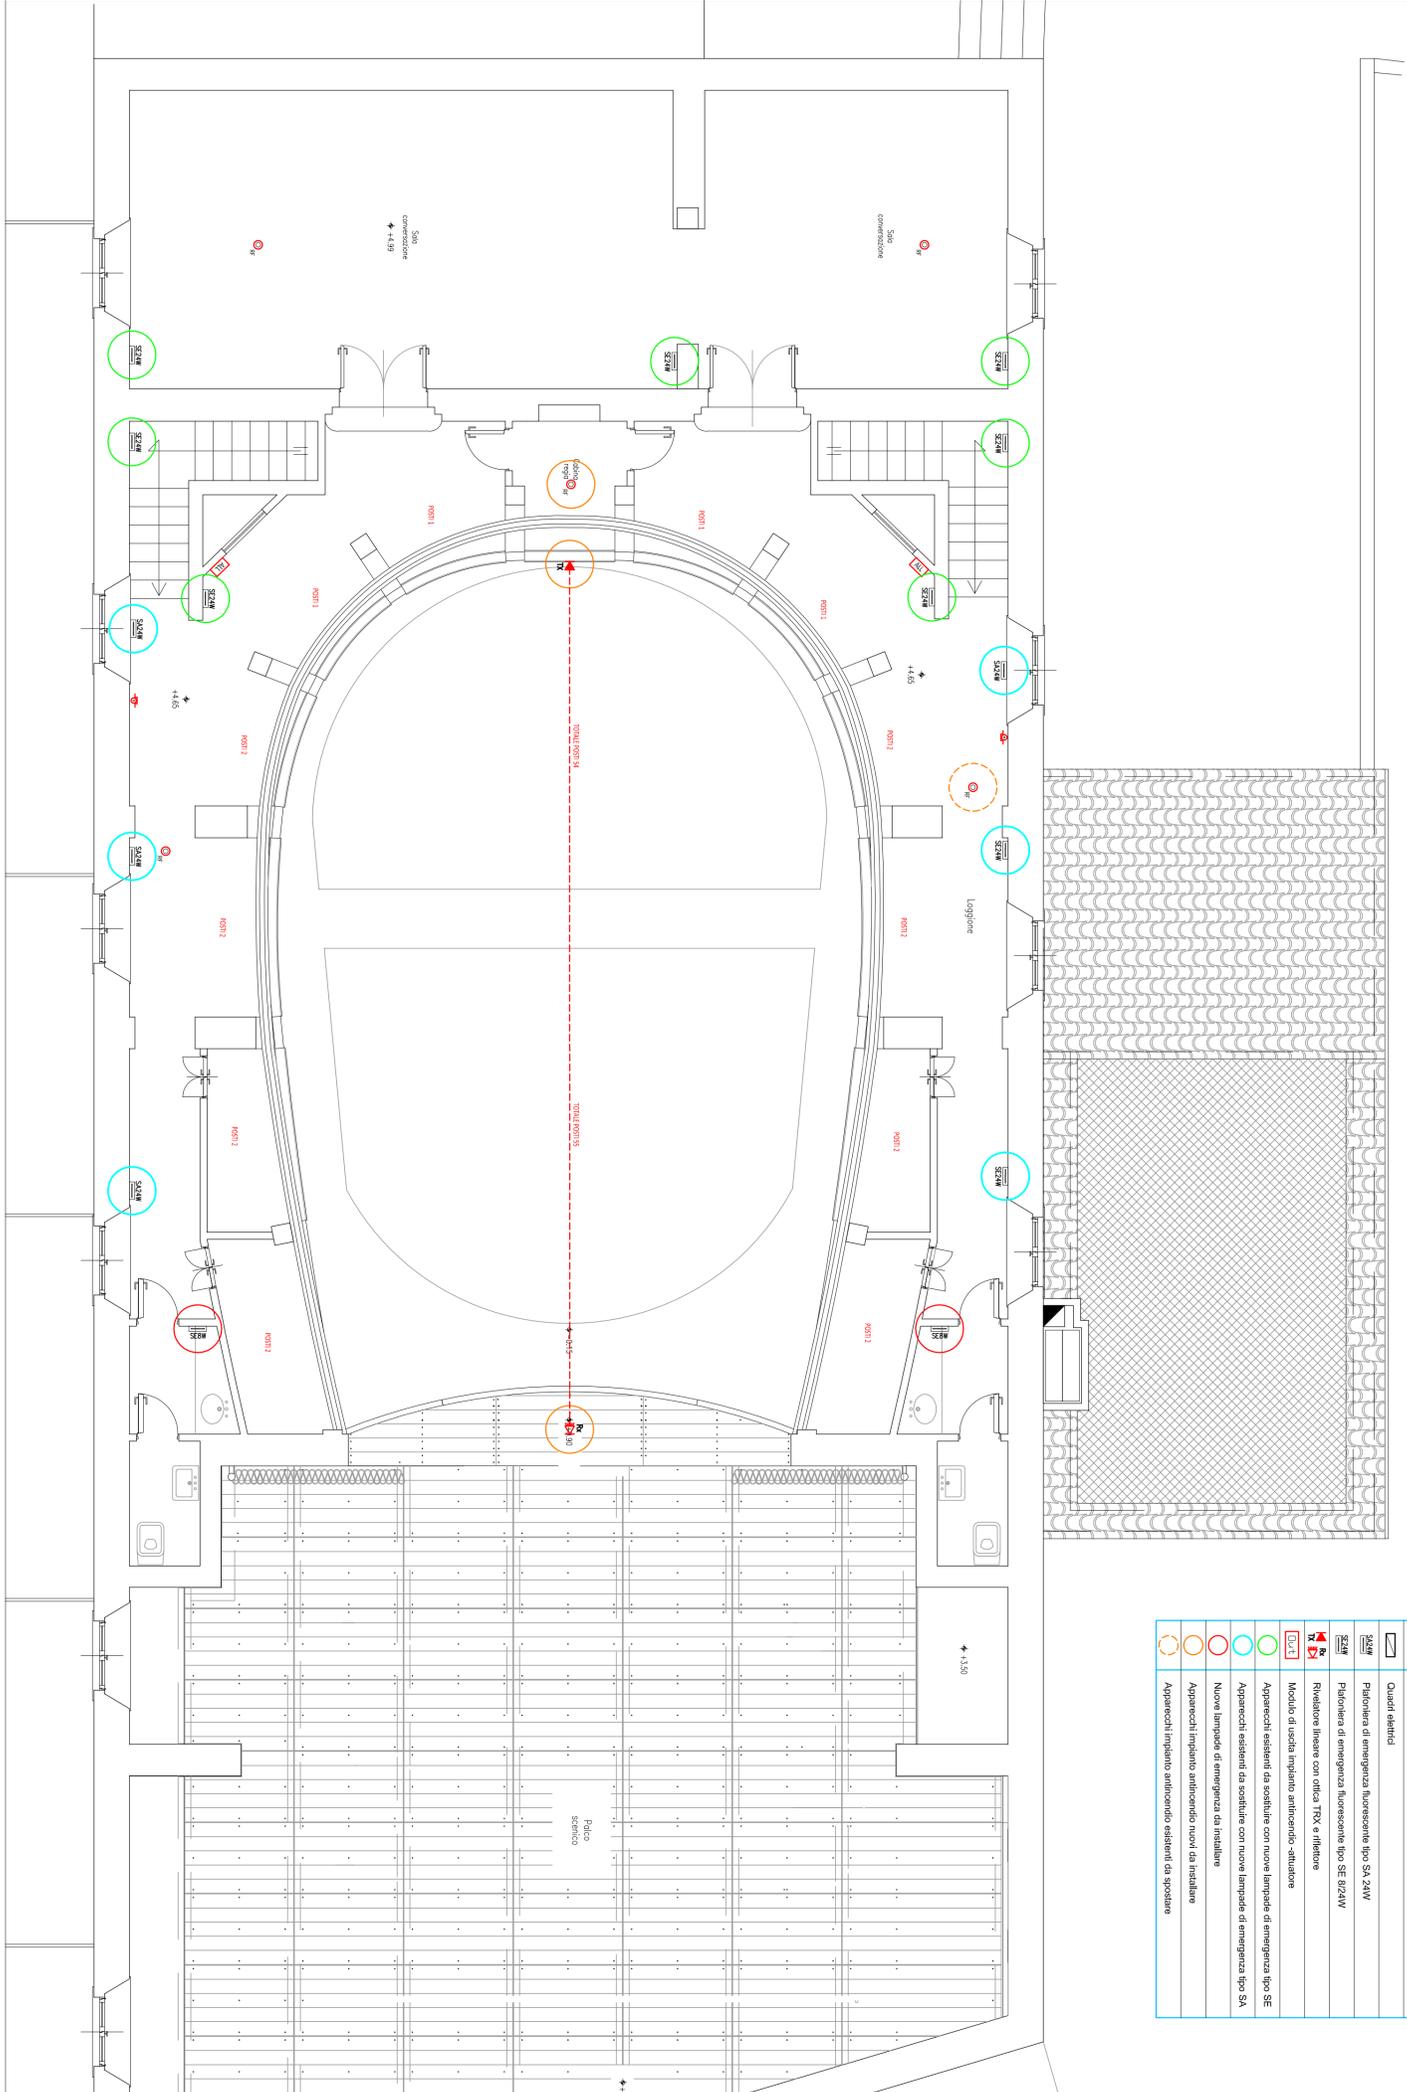

PLANIMETRIA PIANO SECONDO