

OPERA IN OGGETTO:
Intervento di Restauro funzionale con adeguamento impianti per ottenimento deroghe al C.P.I. del Teatro Comunale del Capoluogo, posto in Via A. Gramsci denominato "Teatro Roma".

TITOLO TAVOLA GRAFICA:
STATO MODIFICATO IMM.LE OGGETTO INTERVENTO: PIANTA PIANO SOTTOTETTO INTEGRAZIONE ILLUMINAZIONE DI EMERGENZA ED IMPIANTO DI RIVELAZIONE INCENDI

STRUTTURA TECNICA DI PROGETTAZIONE:

MPS STUDIO ASSOCIATO
 Per: **Vittorio Demiri** - Progettazione impianto elettrico e realizzazione lavori

GLOBAL IMAGE 2014

Timbri e Firme:




Data:
 Settembre 2014

n. Tavola:
IE/18

Scala:
 1:100



COMUNE CASTAGNETO CARDUCCI
 AREA 5 - gestione del Territorio e Sviluppo Economico - Servizio Manutenzioni
 Via del Fosso n. 8 - 57022 - DOMONATICO (LI)
 mail: area5@comune.castagneto-carducci.li
 web: www.comune.castagneto-carducci.li

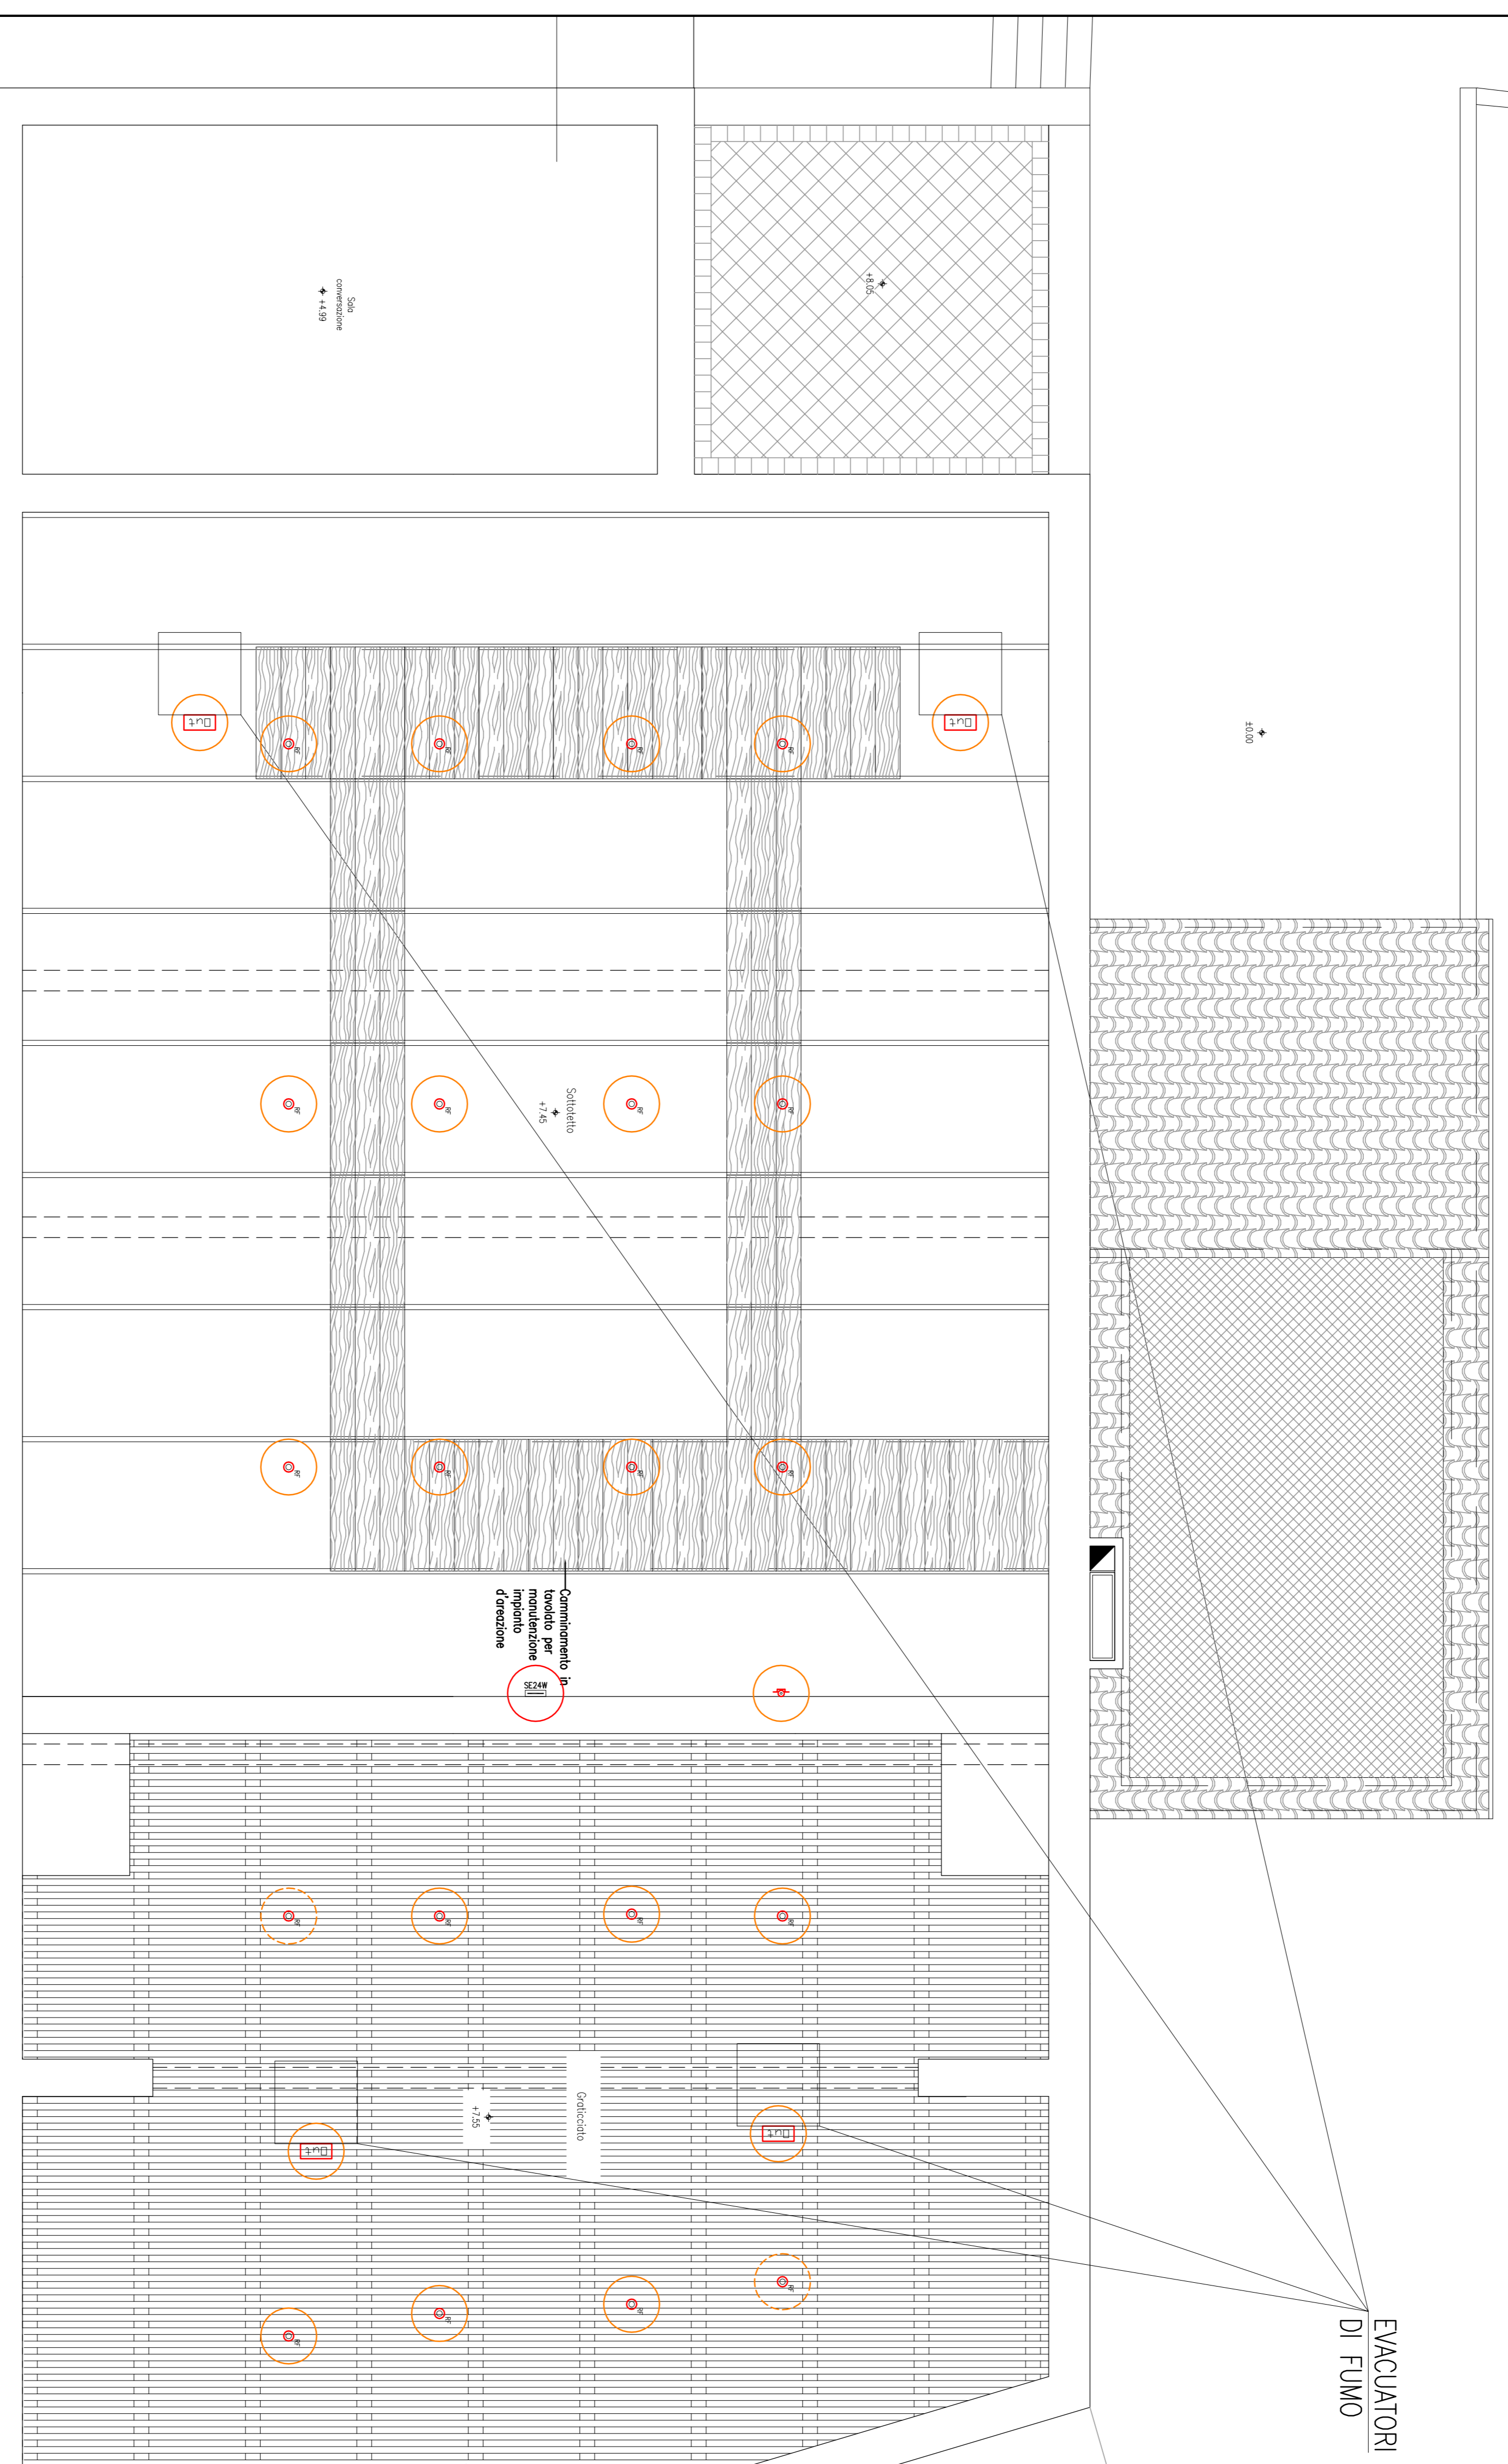

PLANIMETRIA PIANO SOTTOTETTO

LEGENDA SIMBOLI ELETTRICI

Simbolo	Descrizione
	Allarme ottico acustico
	Pulsante manuale di segnalazione allarme incendio
	Rivelatore di fumo
	Centrale impianto rivelazione e allarme incendi
	Pulsante di segnale di emergenza
	Quadranti elettrici
	Pulsantiera di emergenza fluorescente tipo SA 24W
	Pulsantiera di emergenza fluorescente tipo SE 82x4W
	Rivelatore fessura con ottica TRX e riflettore
	Modulo di uscita impianto antincendio - situazione
	Apparecchi resistenti da sostituire con nuove lampade di emergenza tipo SE
	Nuove lampade di emergenza da installare
	Apparecchi impianto antincendio nuovi da installare
	Apparecchi impianto antincendio esistenti da sostituire

Miro Proprietà