


Simbolo	Descrizione
	Alarme ottico acustico
	Pulsante manuale di segnalazione allarme incendio
	Rivelatore di fumo
	Centrale Impianto rivelazione e allarme fiammi
	Pulsante di sgancio di emergenza
	Quarti elettrici
	Pilone/area di emergenza fluorescente tipo SA 24W
	Pilone/area di emergenza fluorescente tipo SE 624W
	Rivelatore fiamme con ottica TRX a riflettore
	Modello di uscita Impianto antismoglia - silenzioso
	Apparecchi esistenti da sostituire con nuove lampade di emergenza tipo SE
	Apparecchi esistenti da sostituire con nuove lampade di emergenza tipo SA
	NUOVE lampade di emergenza da installare
	Apparecchi Impianto antismoglia nuovi da installare
	Apparecchi Impianto antismoglia esistenti da spostare

PLANIMETRIA PIANO TERRA

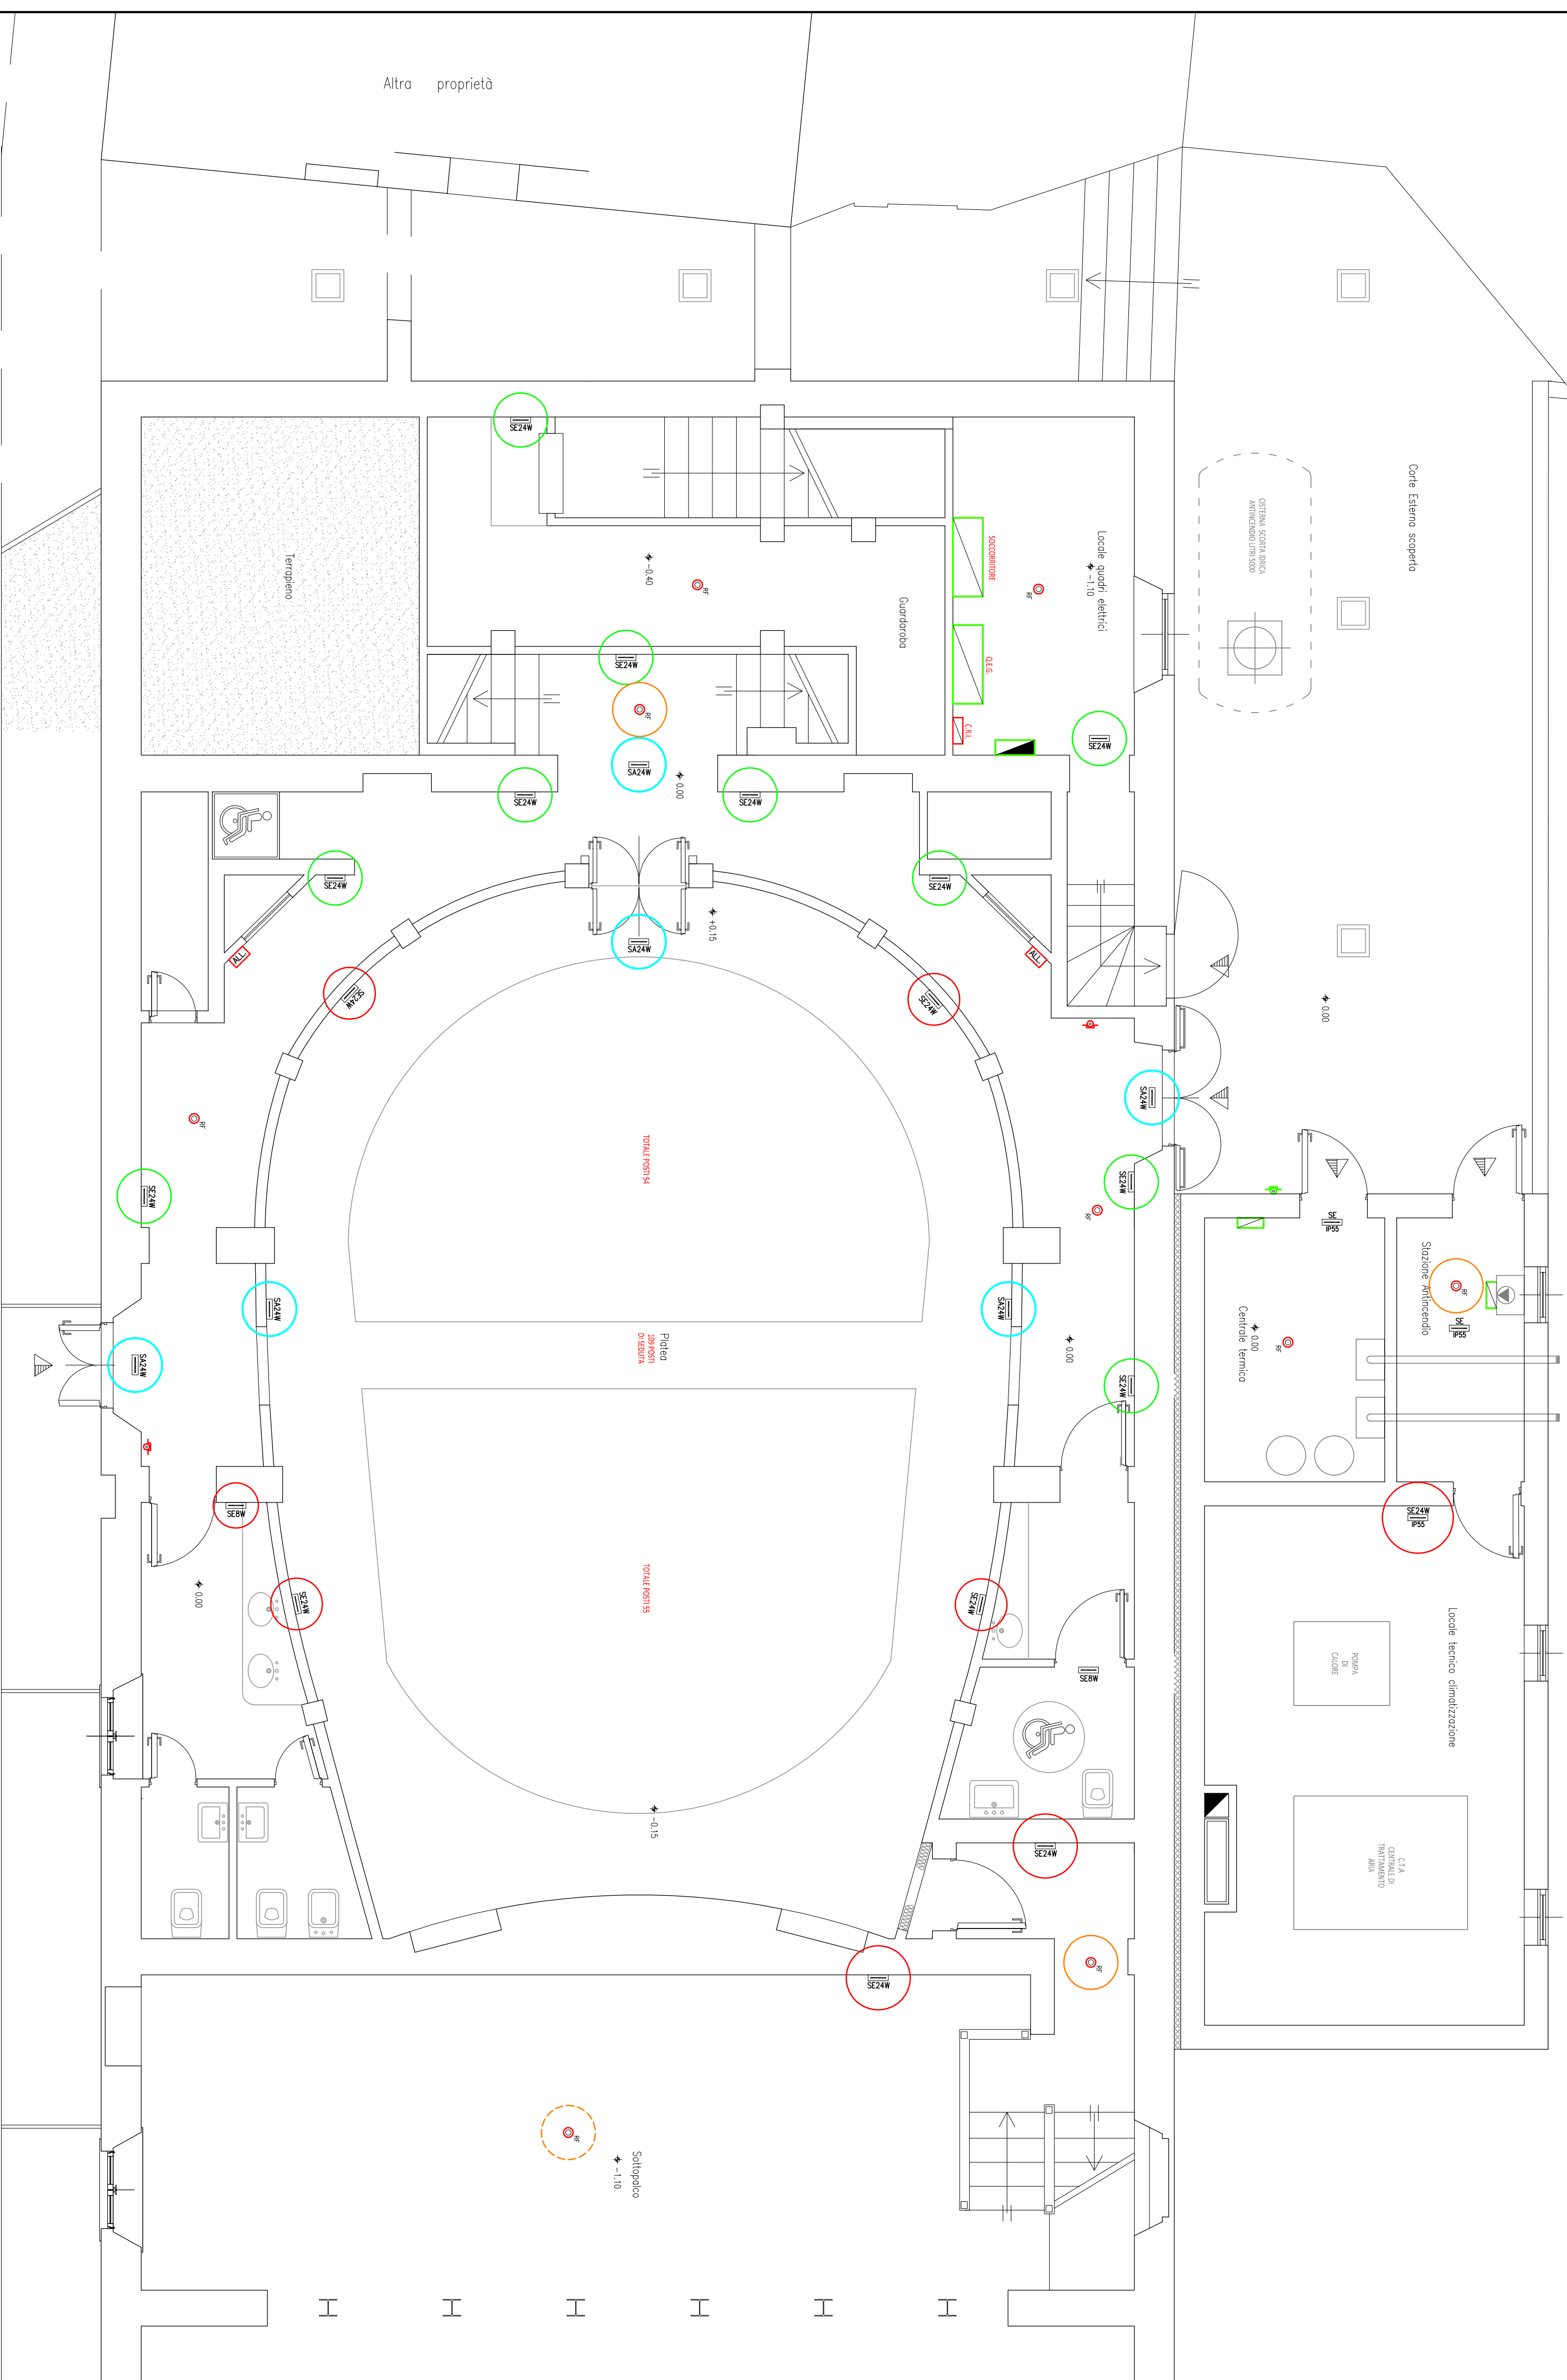

Comune di Castagneto C.cci
Assessorato ai Lavori Pubblici

OPERA IN OGGETTO:
Intervento di Restauro funzionale con adeguamento impianti per ottenimento deroghe al C.P.I. del Teatro Comunale del Capoluogo, posto in Via A. Gramsci denominato "Teatro Roma".

TITOLO TAVOLA GRAFICA:
STATO MODIFICATO IMM.LE OGGETTO INTERVENTO: PIANTA PIANO TERRA INTEGRAZIONE ILLUMINAZIONE DI EMERGENZA ED IMPIANTO DI RIVELAZIONE INCENDI

STRUTTURA TECNICA DI PROGETTAZIONE:

MPS STUDIO ASSOCIATO
Per: **Vivi Denti** - Progettazione impianto elettrico e rivelazione incendi

GLOBAL IMAGE 2014



Timbri e Firme:

n. Tavolo:
IE/15

Scala:
1:100

Data:
Settembre 2014

COMUNE CASTAGNETO C.CCI
AREA 5 - Gestione del Territorio e Sviluppo Economico - Servizio Manutenzioni
Via del Fosso n. 8 - 57022 - DONORATTO (LI)
mail: mico.baccioli@comune.castagneto-ccci.it
web: www.comune.castagneto-ccci.it

