




PROGETTISTI:
ING. FERDINANDO CARDELLA
 Ordine Ingegneri della Provincia di Pisa
 N° 2026 Sezione A
 INGEGNERIA CIVILE E AMBIENTALE
 Via ...


Elaborati descrittivi	ED
Stato attuale	SA
Sistemazioni esterne	SE
Progetto Architettonico	AR
Progetto Strutturale	PS
Avvenuta	AC
Proseguimento inteso	PI
Impianto Idrico-Sanitario	IS
Impianti Termomeccanici	IM
Impianto Antincendio	IA
Impianti Elettrici e Speciali	IE

REV.	DATA	OGGETTO
0	16/05/2022	EMISSIONE VARIANTE
	MAGGIO 2022	


SCALA 1:50
 DATA MAGGIO 2022
 NOME FILE: AR.01.06.rvt

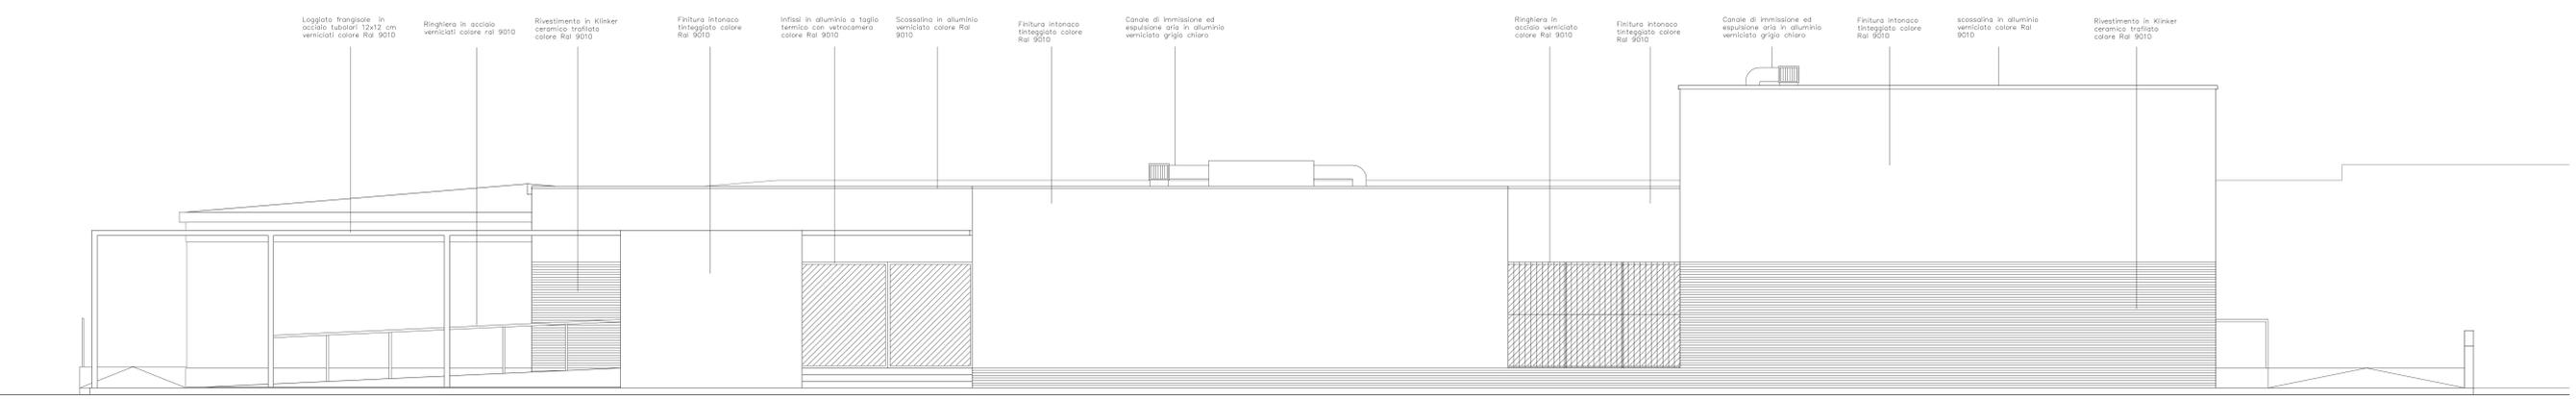

Prospetto Est

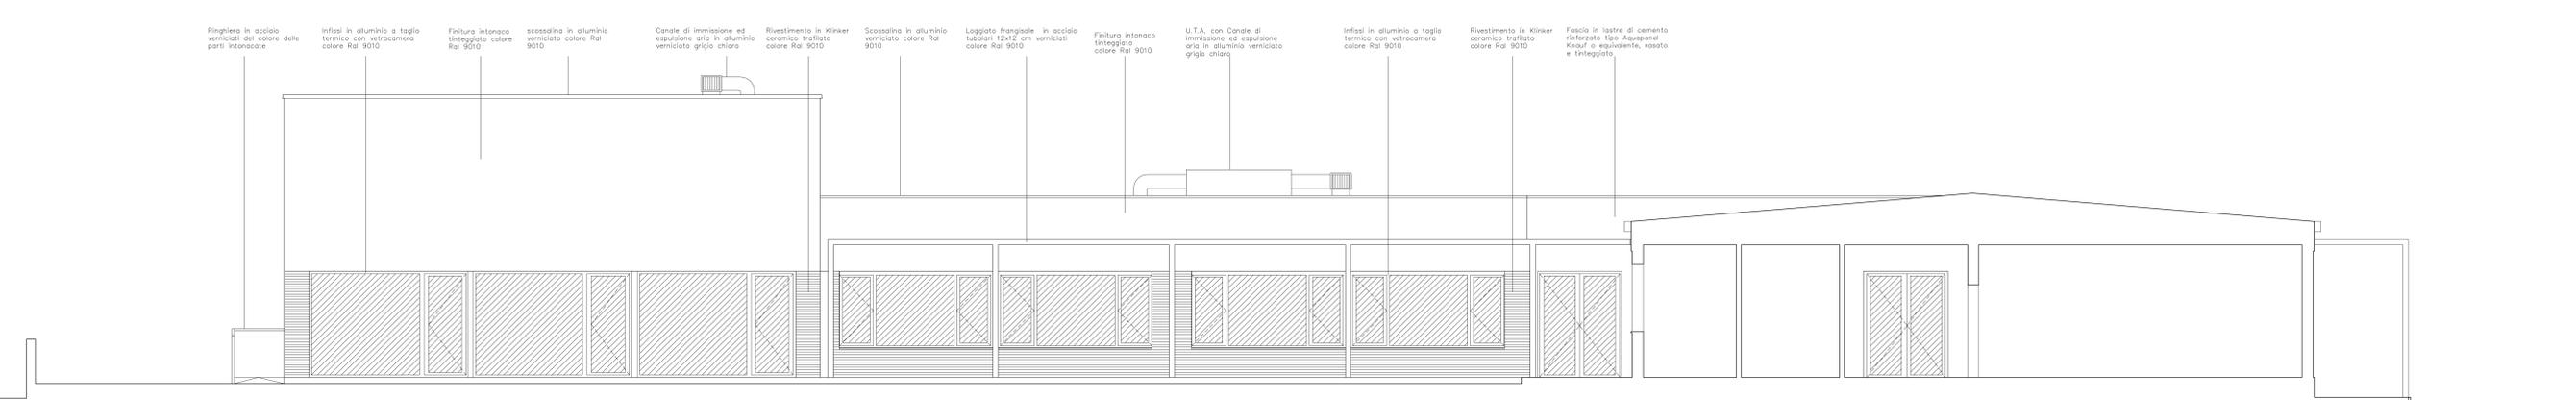


Prospetto Ovest - Corte interna

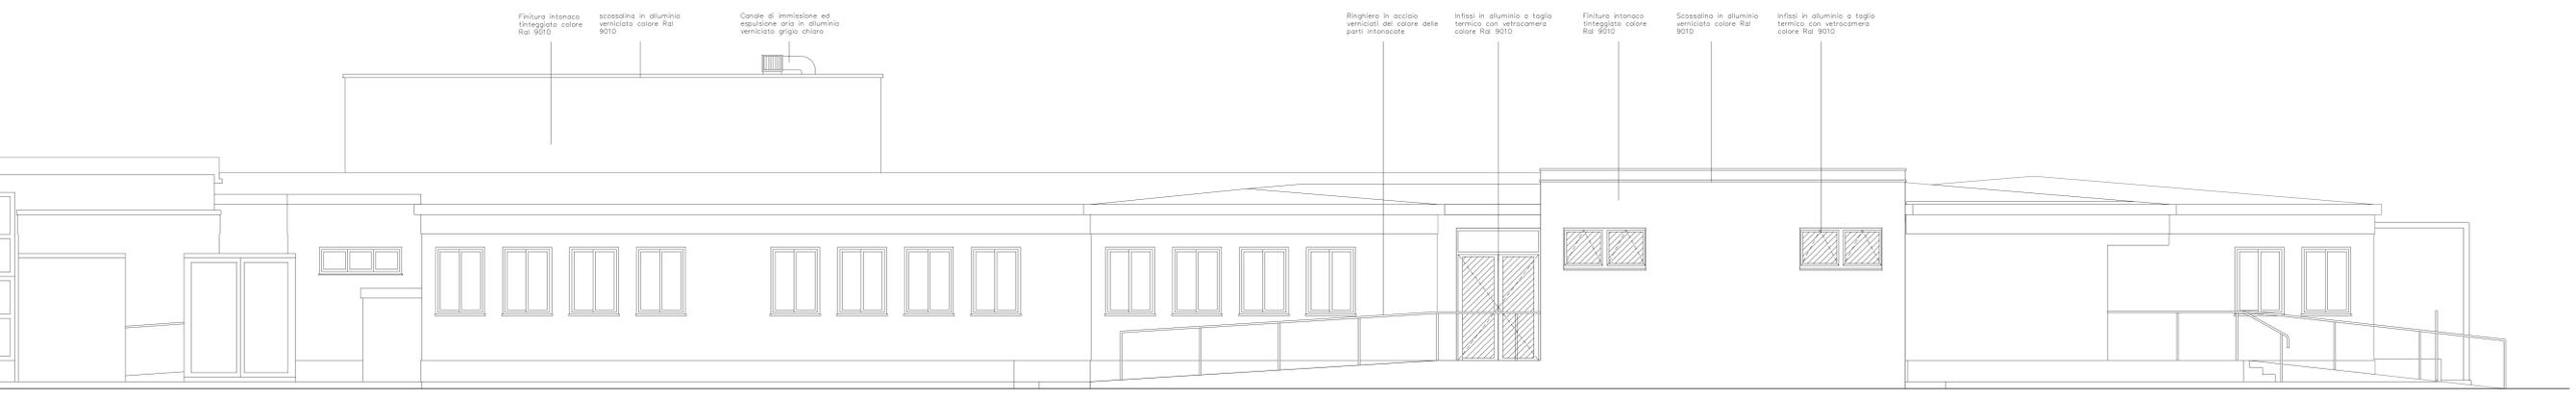

Prospetto Ovest



Prospetto Sud

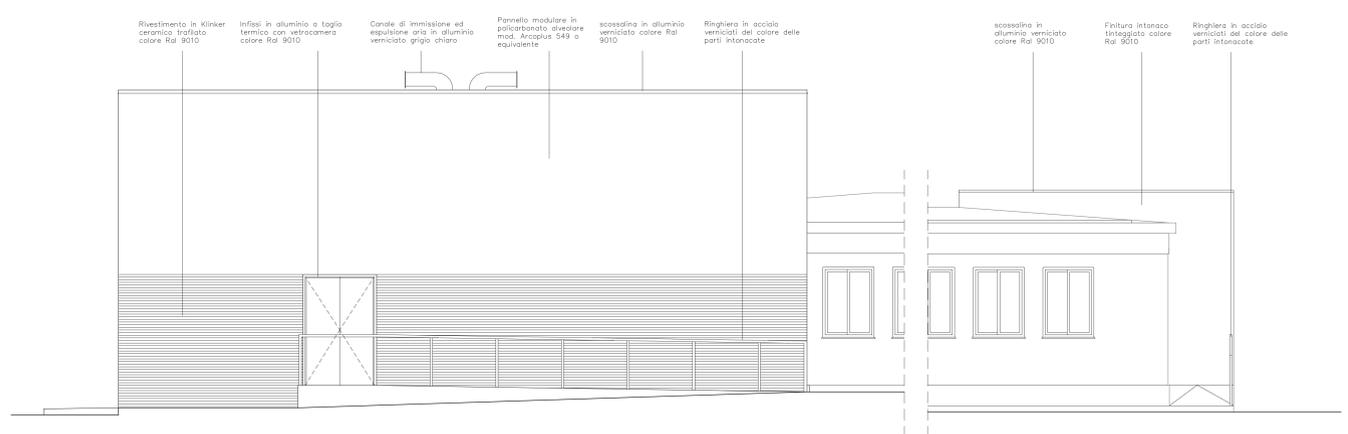

Prospetto Nord