



COMUNE DI CASTAGNETO CARDUCCI

AMPLIAMENTO DELLA EX SCUOLA SECONDARIA DI PRIMO GRADO IN FRAZ. DONORATICO, PIAZZALE EUROPA

CODICE ELABORATO

PROGETTO ESECUTIVO


ELABORATO:

AR.01.07a


SEZIONI SCALA 1:50




Elaborati descrittivi	ED	PROGETTISTI:		
Stato attuale	SA	 <b>ING. FERDINANDO CARDELLA</b> CRONE INGEGNERIA VIA S. GIUSEPPE 10 50026 Castagneto Carducci (PT)		
Sistemazione esterna	SE			
Progetto Acustico	AR			
Progetto Strutturale	PS			
Acustica	AC			
Prevenzione Incendi	PI			
Impianto Idrico Sanitario	ID			
Impianti Termomeccanici	IM			
Impianto Antincendio	IA			
Impianti Elettrici e Speciali	IE			
CODICE	SCALA	REV. DATA	OGGETTO	
	1:50	0	05/05/2022	EMISSIONE VARIANTE
DATA	MAGGIO 2022			
NOME FILE	AR.01.07a.dwg			

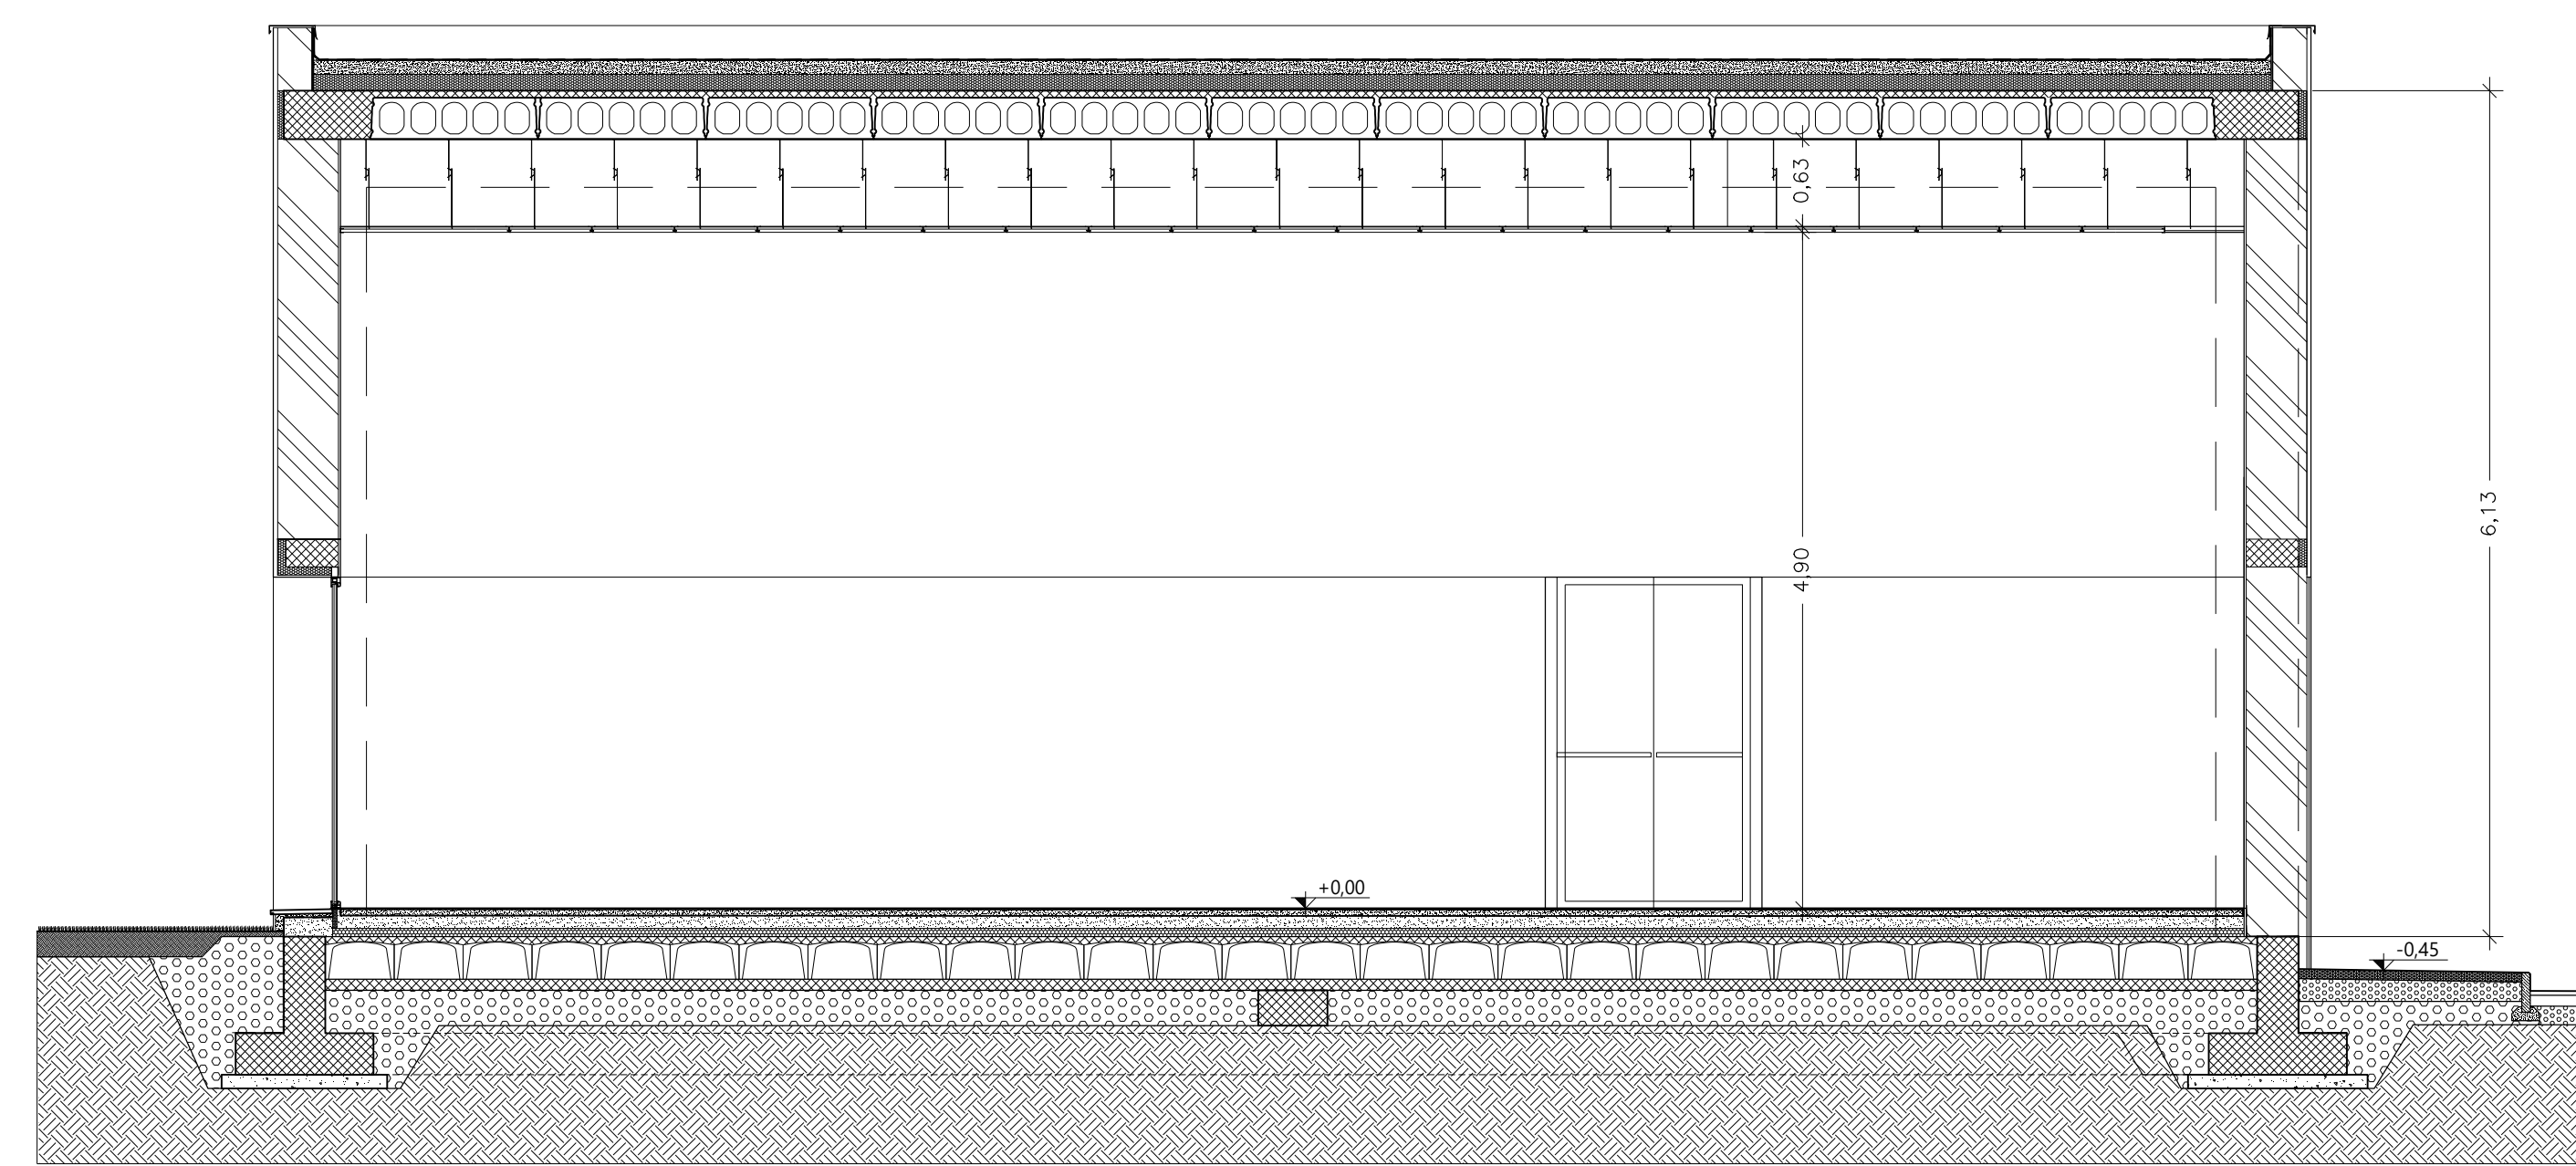


Sezione A-A

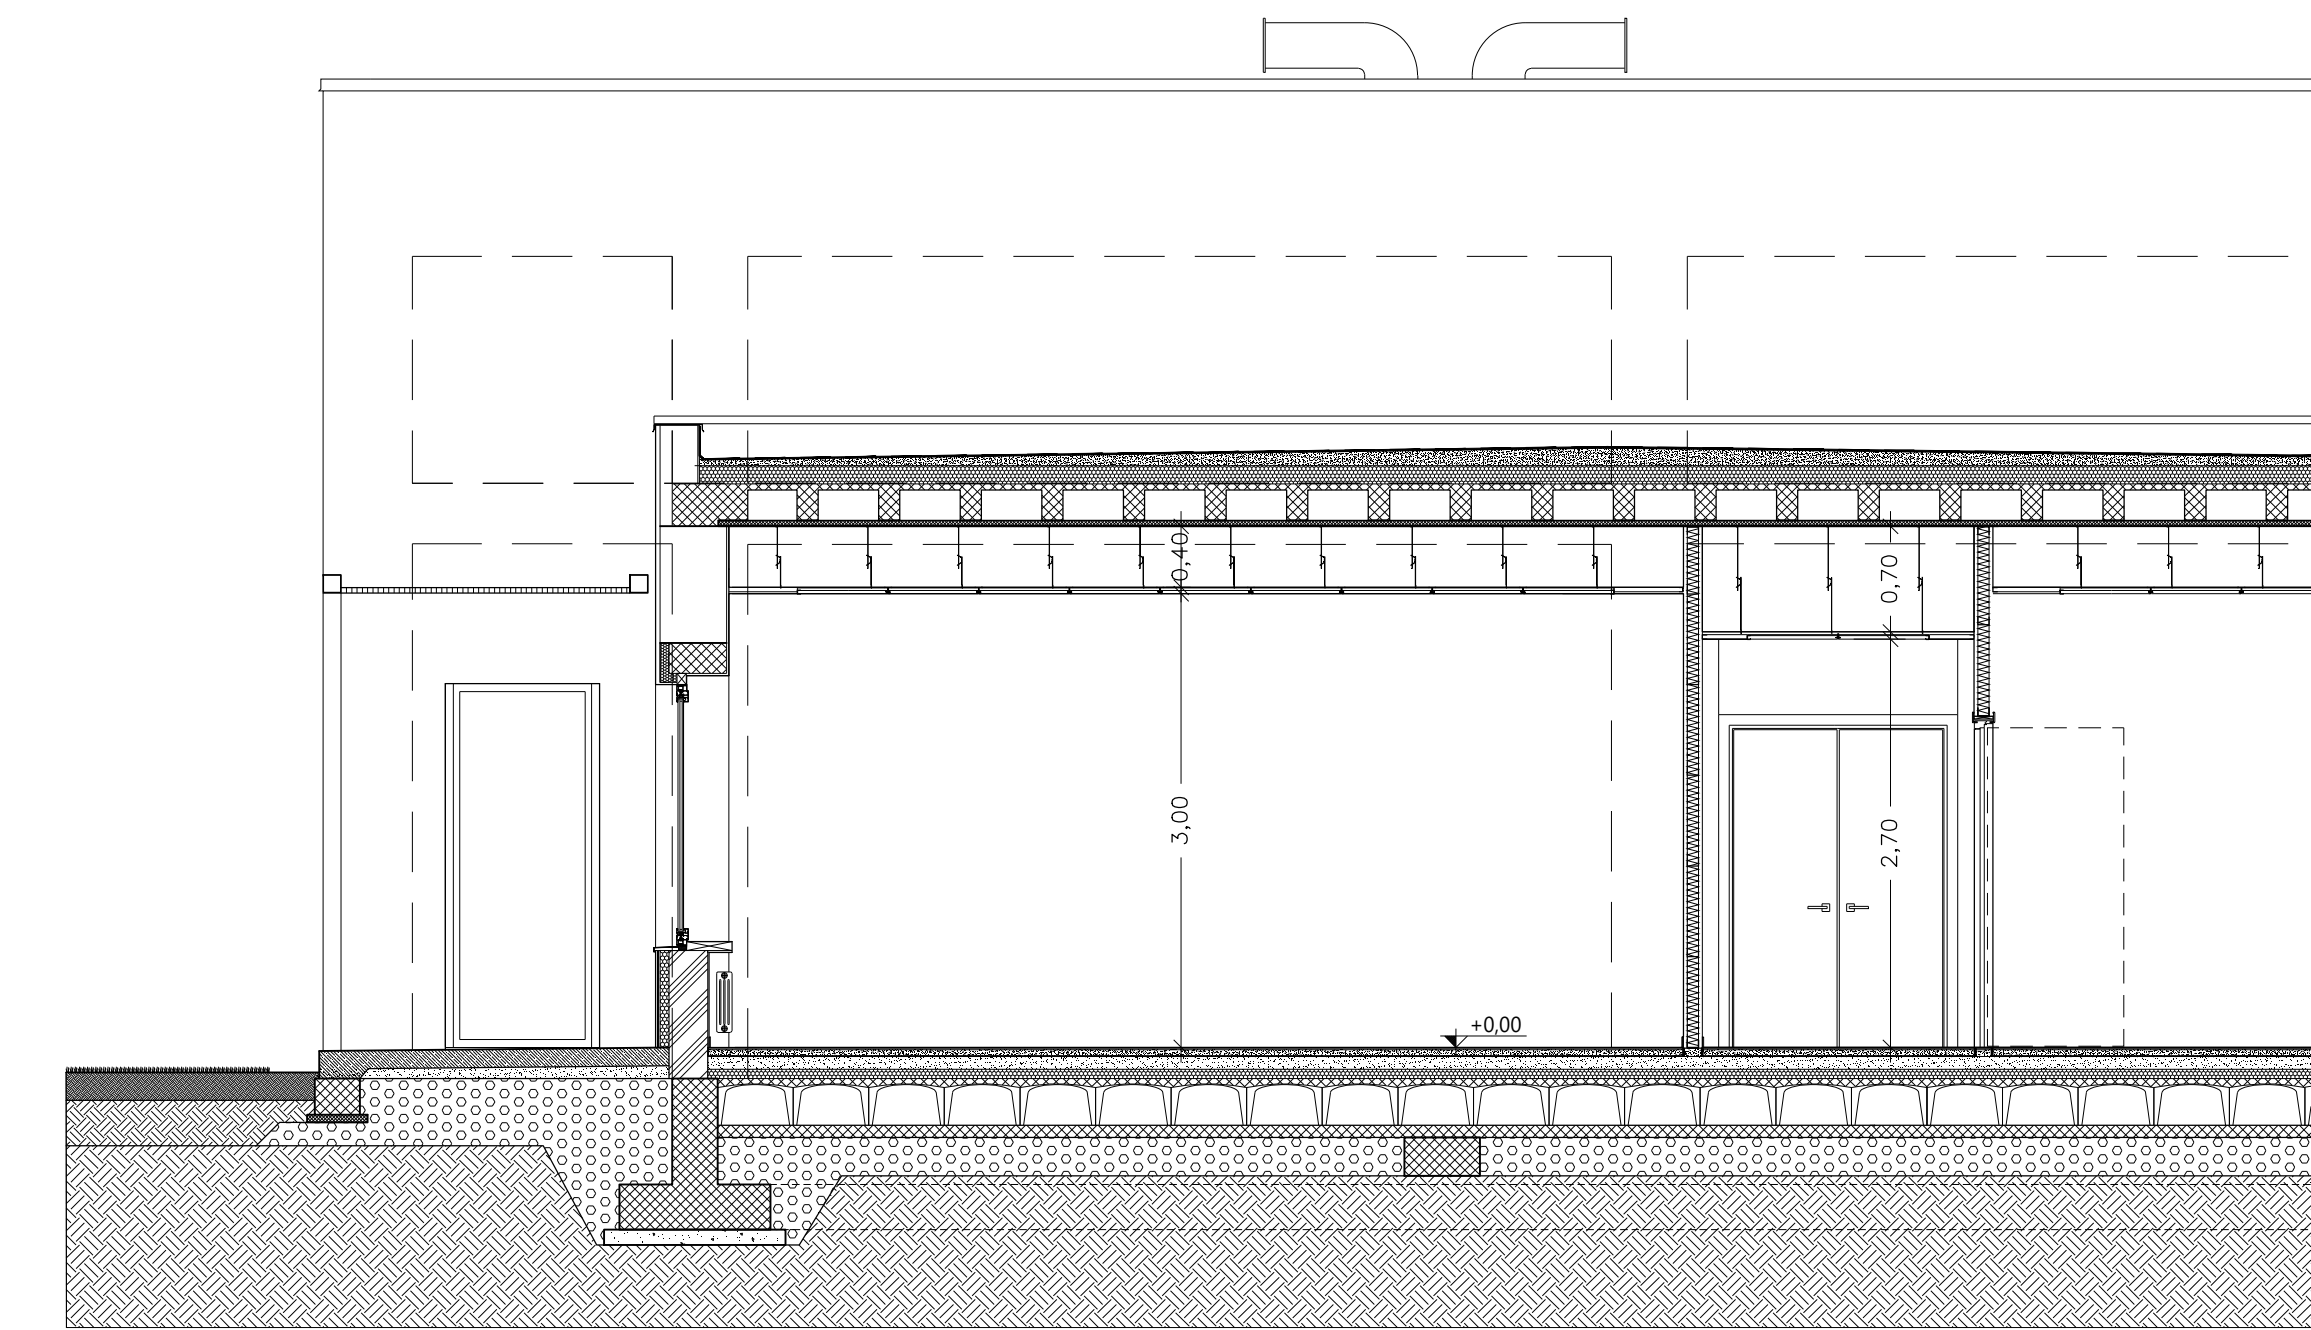



Sezione C-C

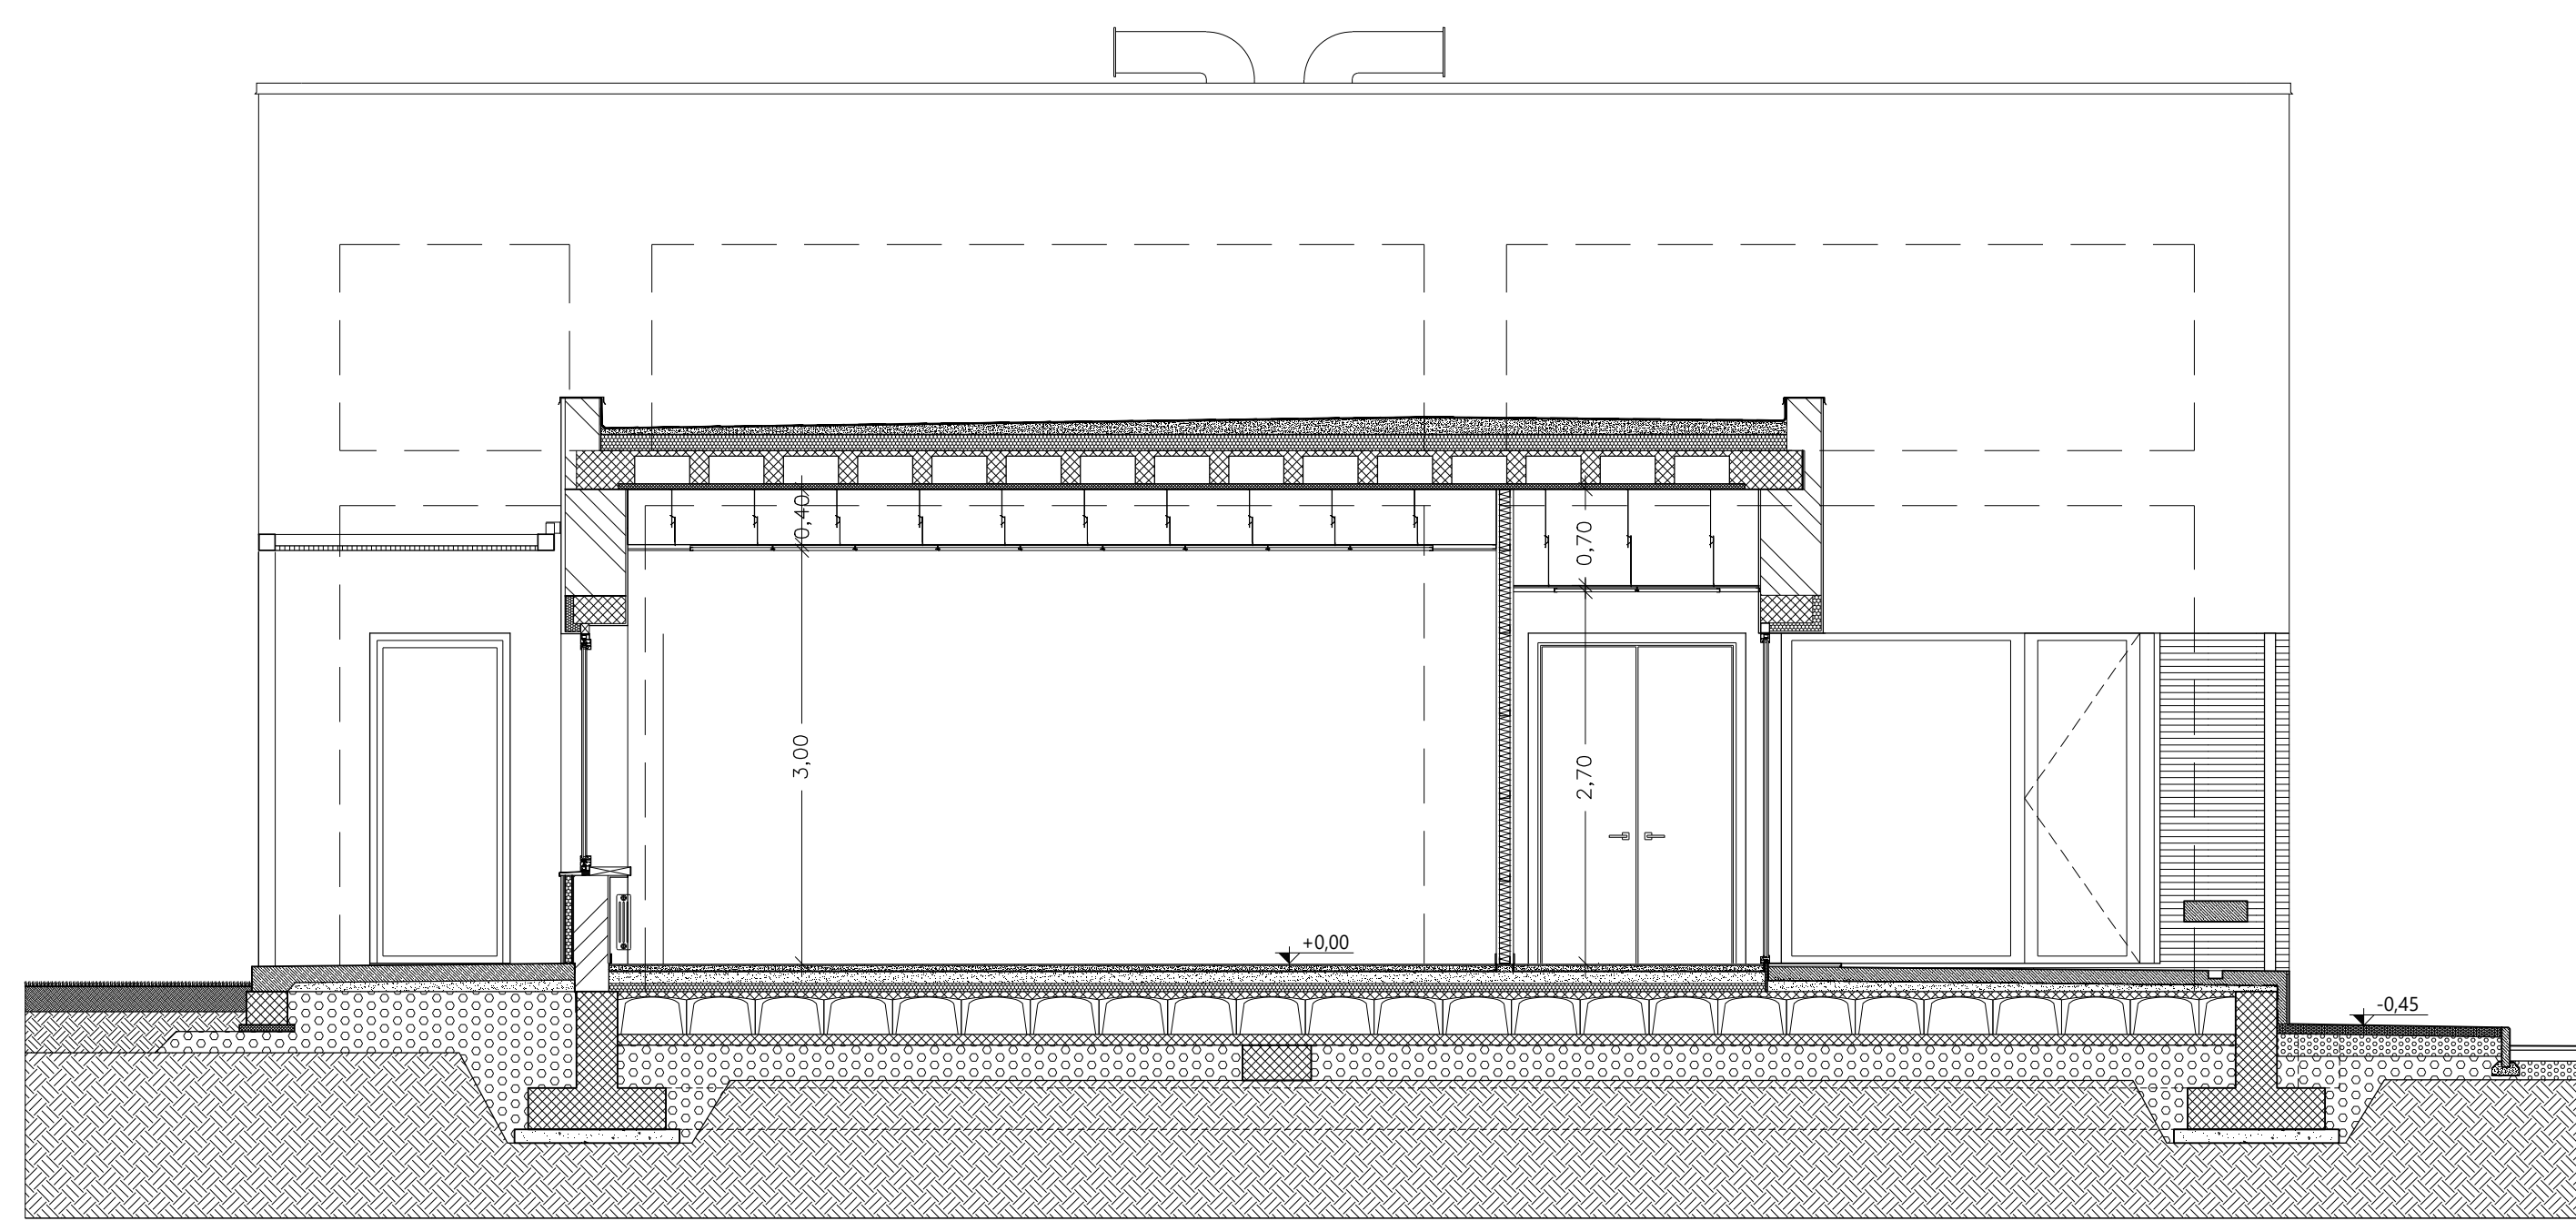


Sezione B-B

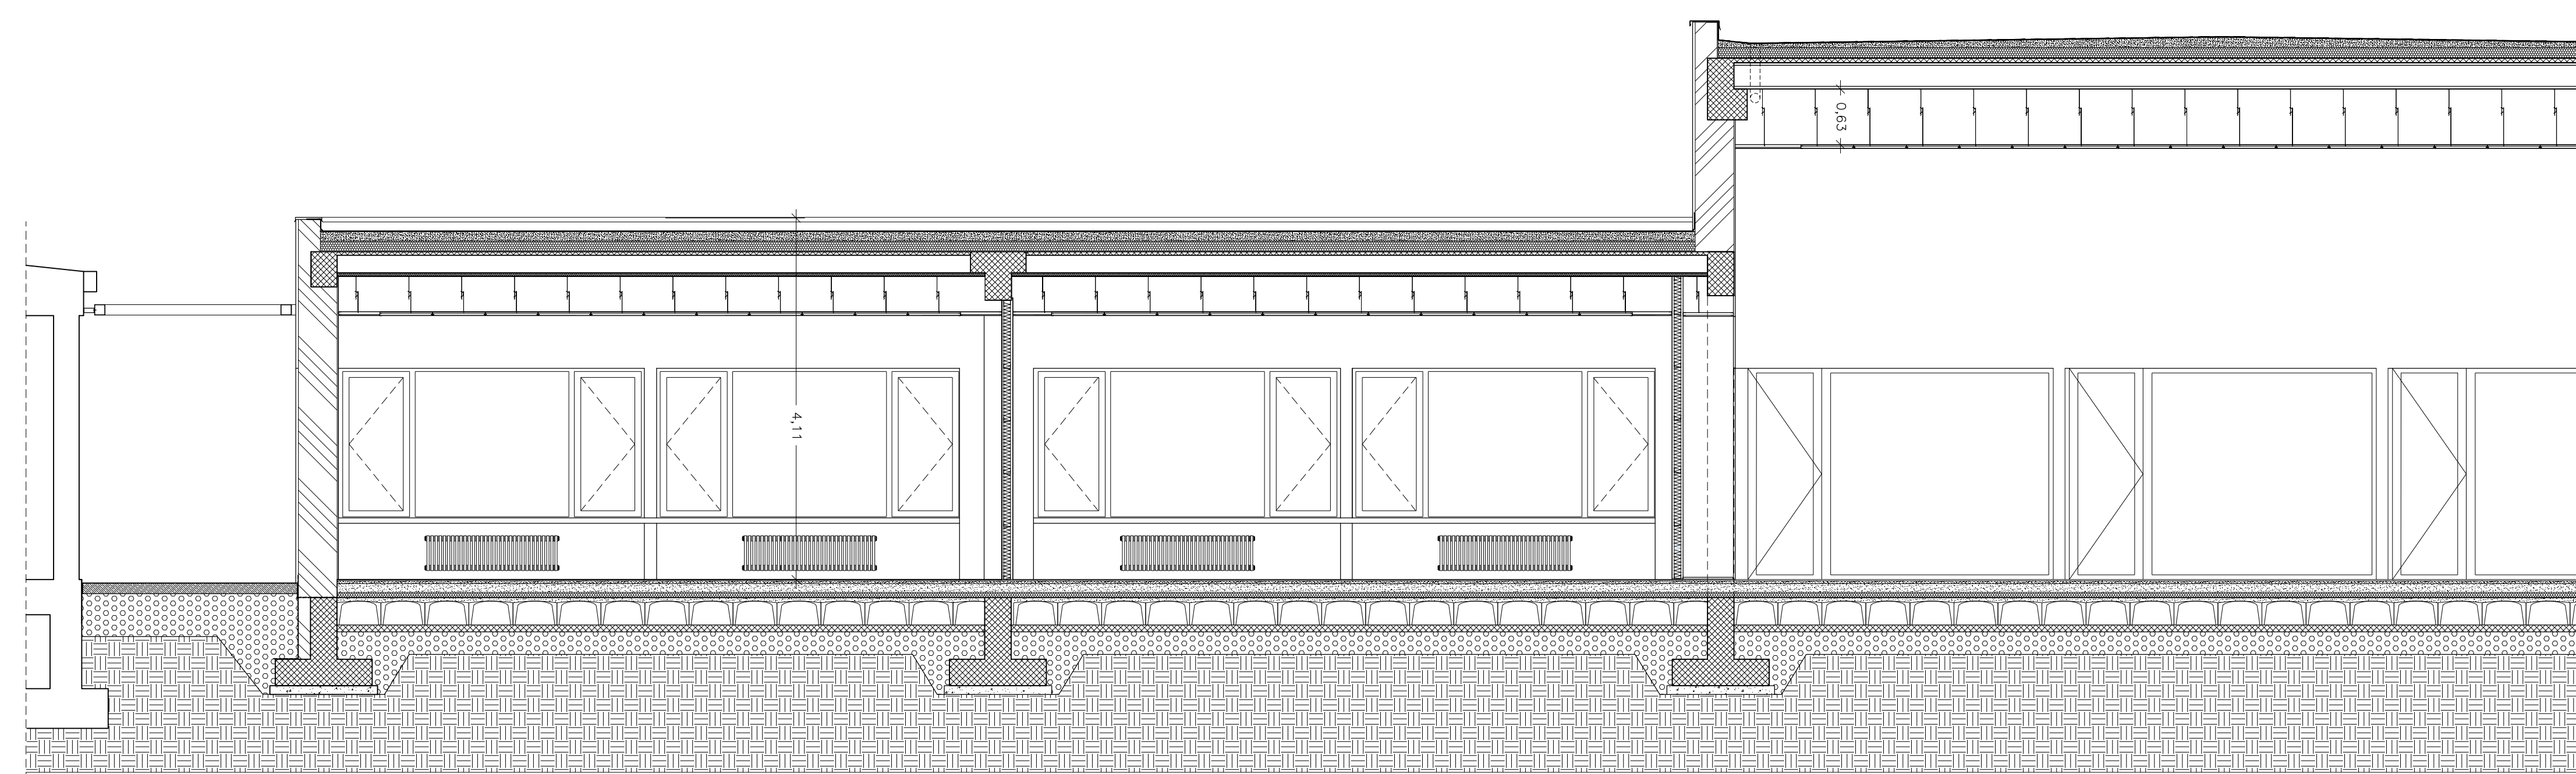


Sezione E-E

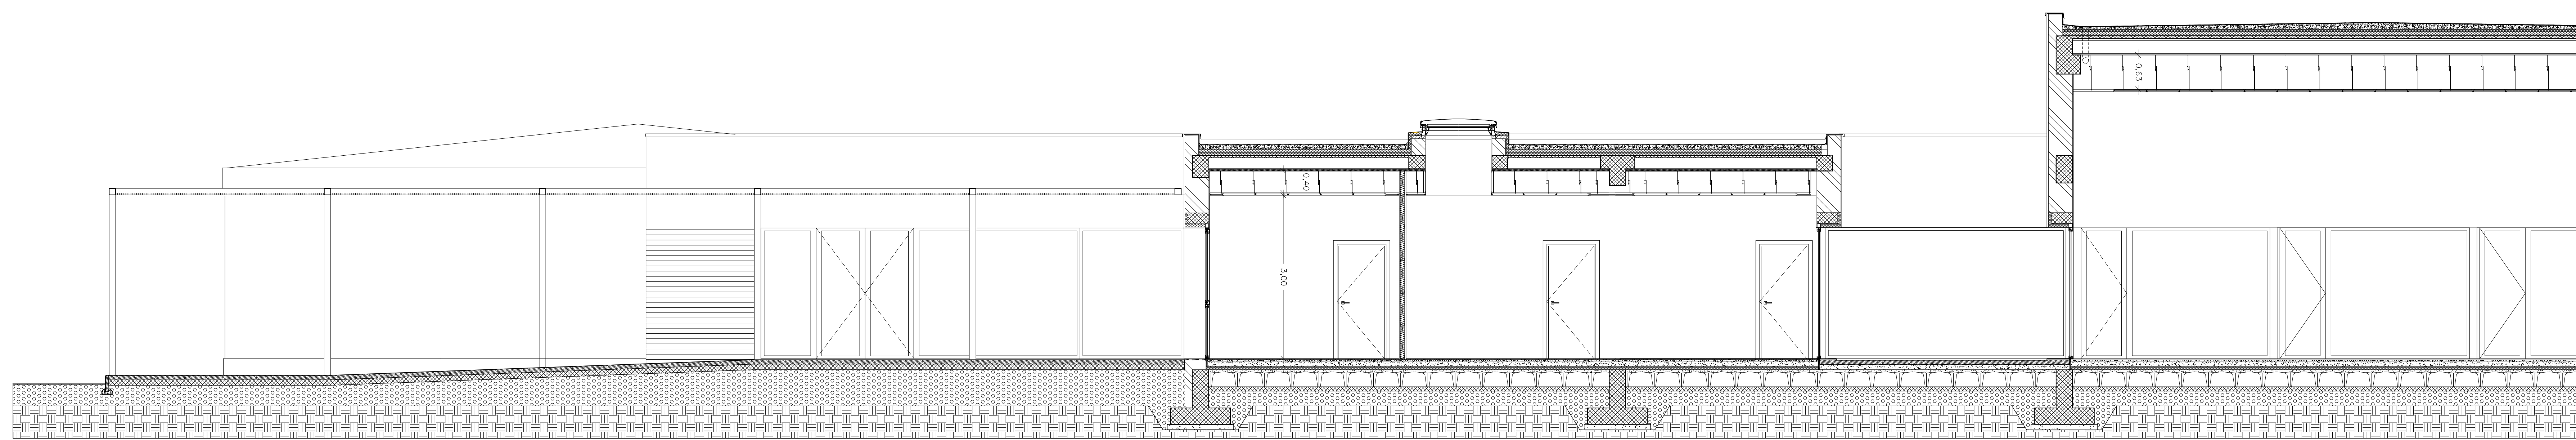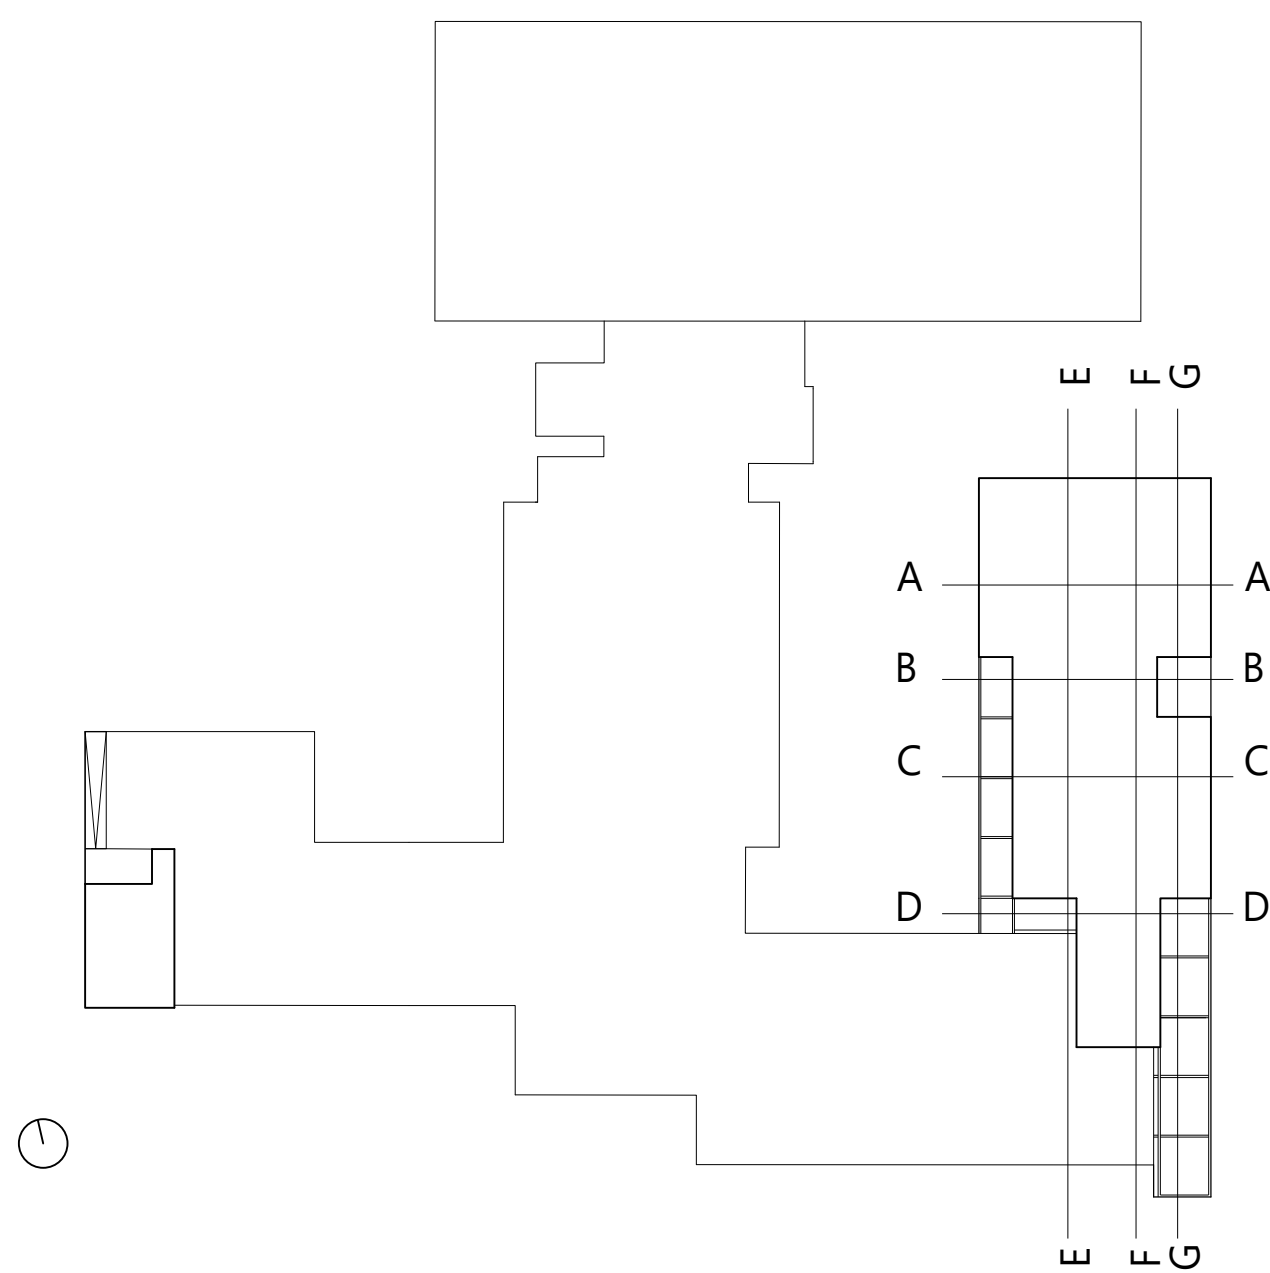

Sezione G-G

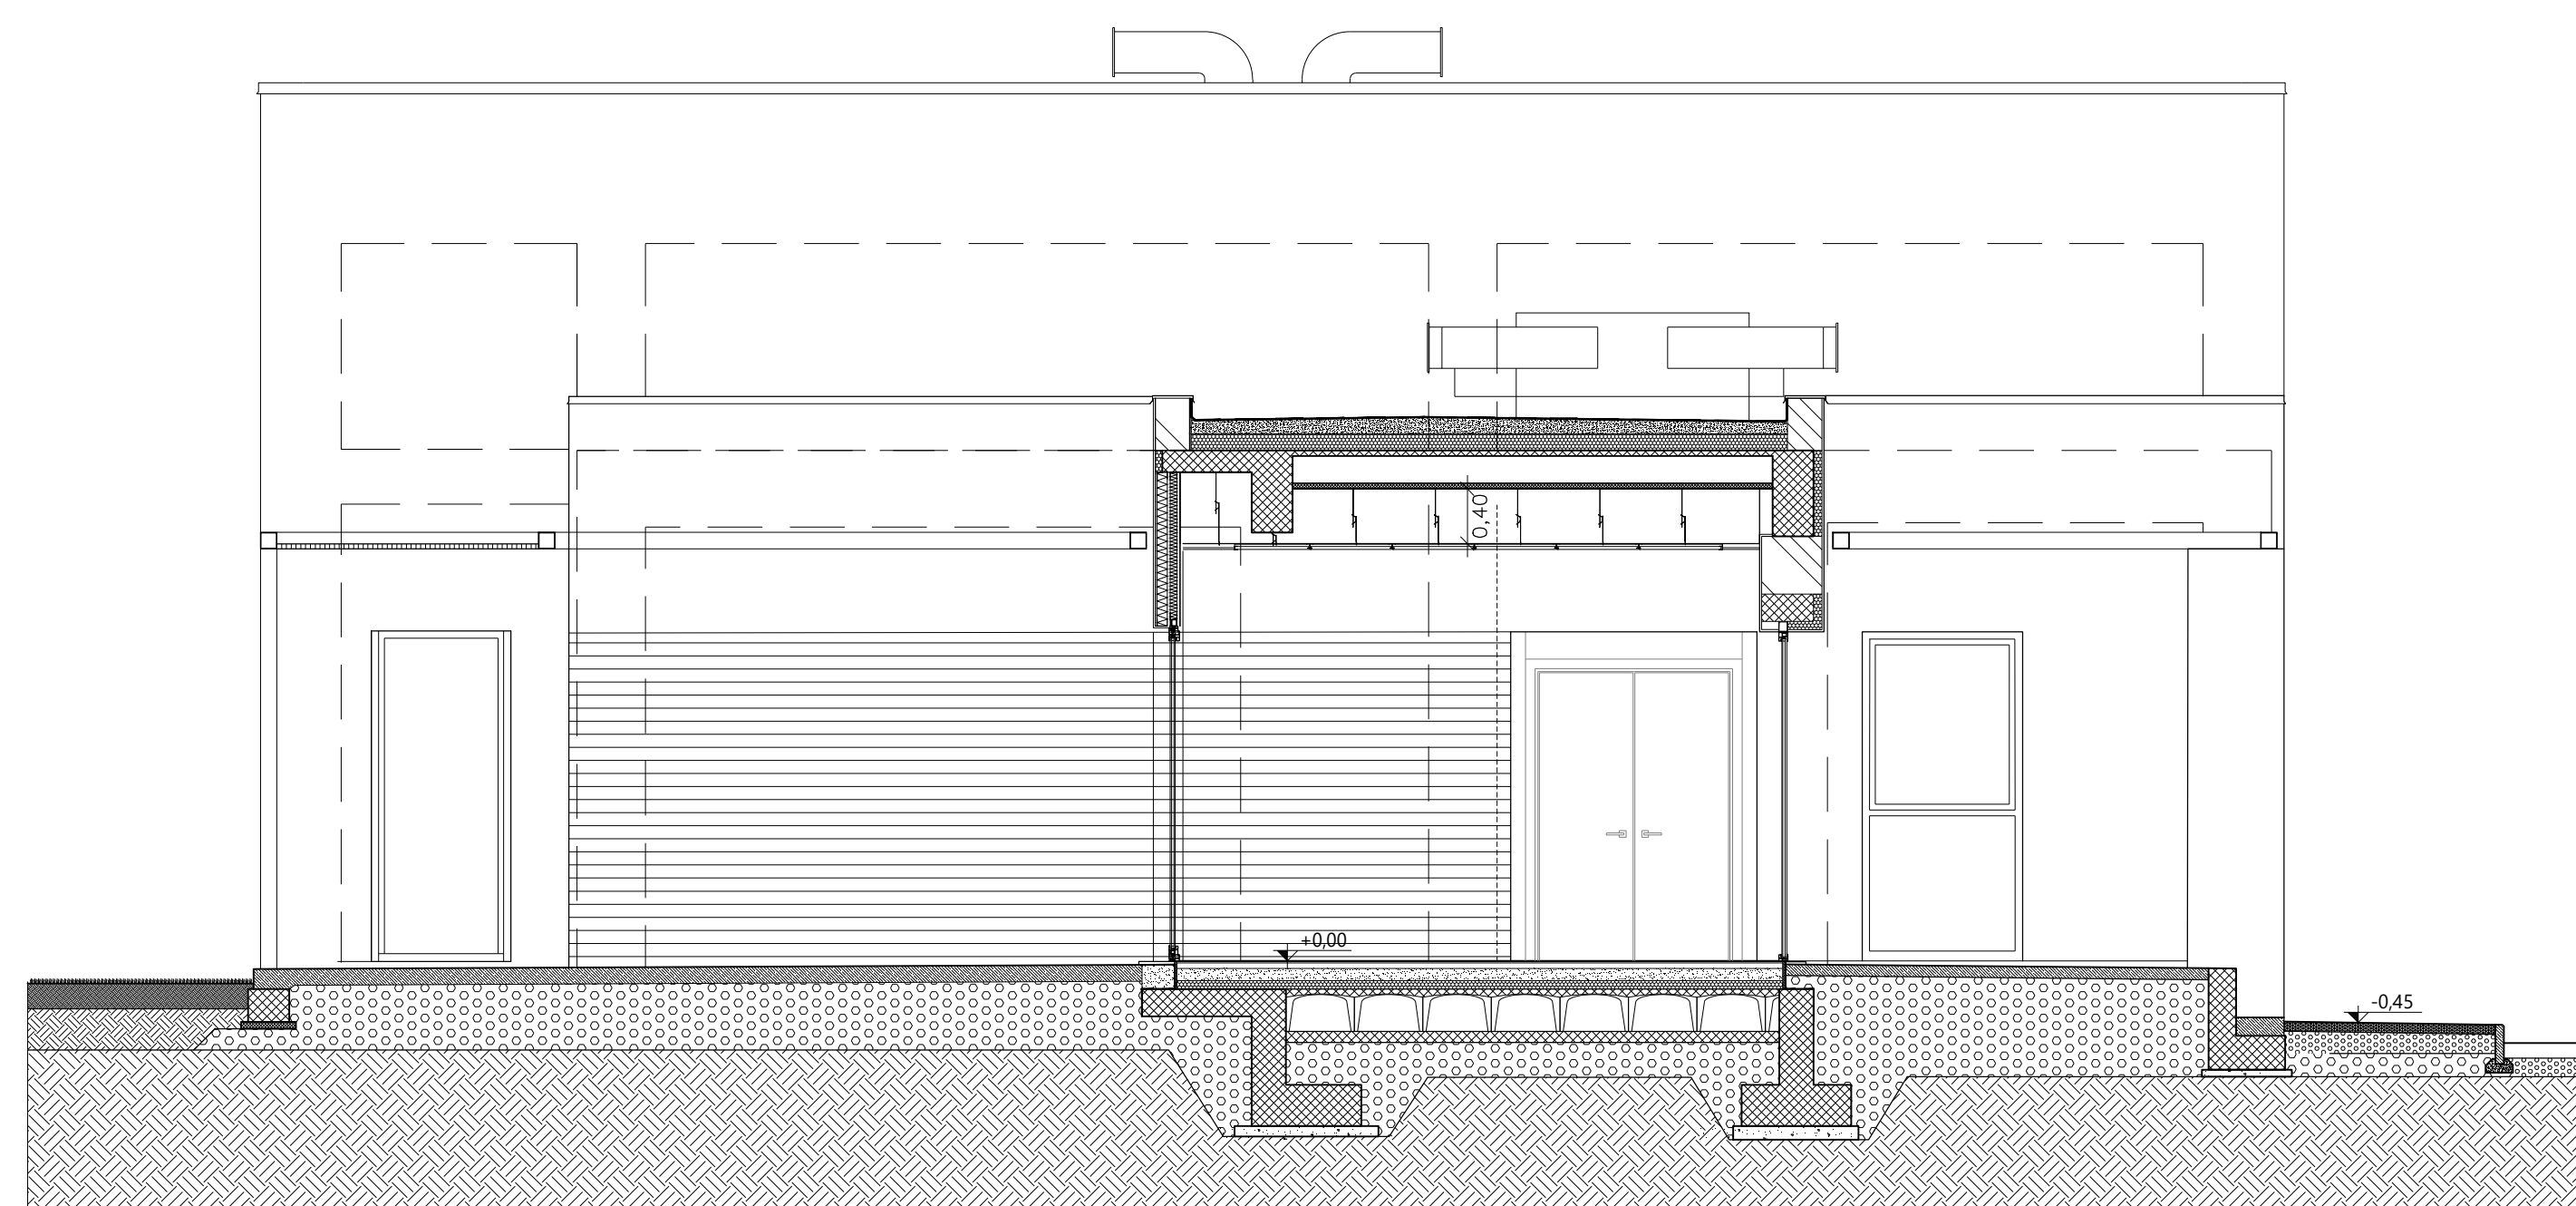

Sezione D-D

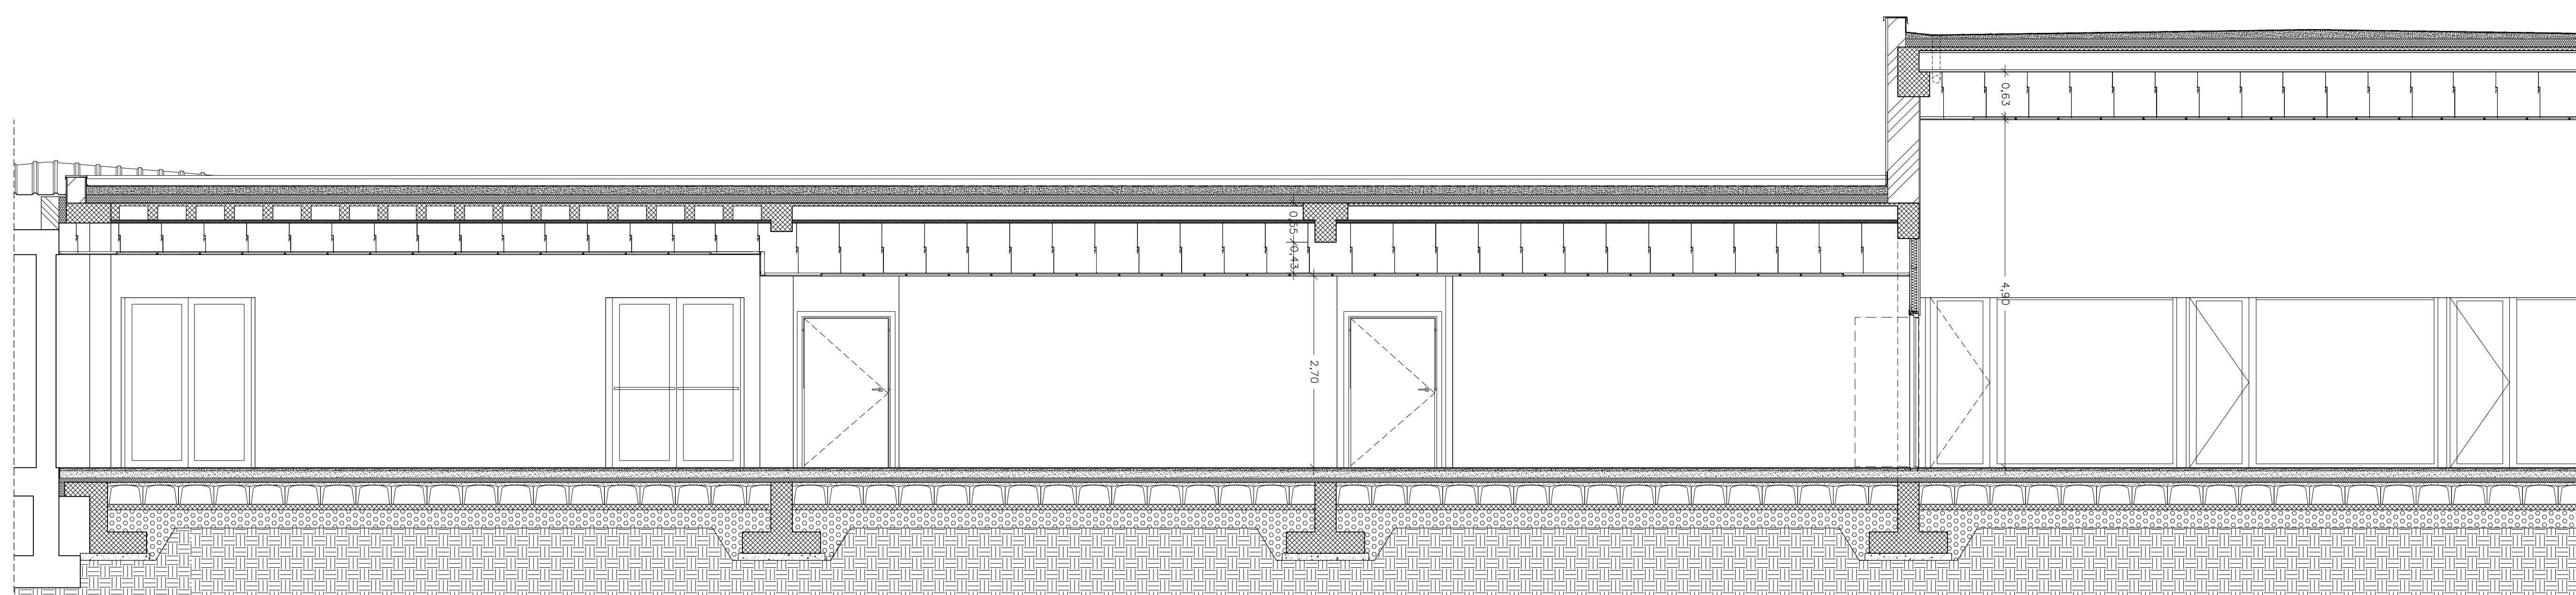

Sezione F-F