




COMUNE DI CASTAGNETO CARDUCCI

PIANO ATTUATIVO CAMPEGGI
Marina di Castagneto Carducci

PROGETTO DI PIANO ATTUATIVO DEI
CAMPEGGI "BELMARE" E "CONTINENTAL"

Progetto attuativo di iniziativa privata in attuazione della scheda n° 66 del RU

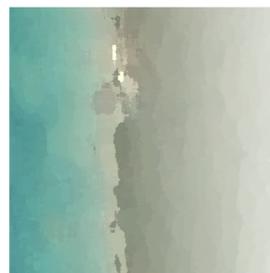

Proprietà
Per Campeggio Belmare:
LA LABRONICA S.R.L.
Via Tonello n°9 Donoratico (LI)
Leg. Rappresentante Francesca Giannerini
Per Campeggio Continental
LA TIRRENO IMMOBILIARE 2080 S.R.L.
Via 1 maggio Donoratico (LI)
Leg. Rappresentante Sandro Gori

Progettista
architetto Giacomo Cordoni
Via Regia n°53, 55049 Viareggio (LU)
e-mail giacomo.cordoni@tin.it

STATO DI PROGETTO
Campeggio Belmare
Reti e servizi Stato attuale e Stato di progetto

48

Campeggio Continental
Reti e Servizi Stato Attuale e Stato di Progetto

STATO DI PROGETTO
Tav. P 1.4 (2)

Tav. P 1.4

PIANO ATTUATIVO CAMPEGGI MARINA DI CASTAGNETO CARDUCCI

Tav. P 1.4

STATO ATTUALE

- LEGENDA
- Vincolo monumentale (art.11 D.Lgs n° 42/2004)
 - Limite Demanio Marittimo
 - Fascia di rispetto demaniale (art. 55 Codice della Navigazione)


- LEGENDA EDIFICI
- Reception
 - Parrucchiere - Casotto quadro elettrico
 - Centro commerciale
 - Magazzino per ricovero attrezzi
 - Cabina elettrica
 - 5.1 Ufficio
 - 5.2 Generatore d'Emergenza
 - Locali Spogliatoio Personale
 - Dotazioni igienico-sanitarie di uso comune: Gruppo A
 - Dotazioni igienico-sanitarie di uso comune: Gruppo C
 - Dotazioni igienico-sanitarie di uso comune: Gruppo D
 - Dotazioni igienico-sanitarie di uso comune: Gruppo E
 - Dotazioni igienico-sanitarie di uso comune: Gruppo L
 - Dotazioni igienico-sanitarie di uso comune: Gruppo N
 - Dotazioni igienico-sanitarie di uso comune: Gruppo Z
 - Tettoia
 - Casotto Pompe di Sollevamento
 - Locale infermeria
 - Autoclave
 - Doccia calde e Cabine telefoniche
 - Doccia calde
 - 24a Pozzo 1
 - 24b Pozzo 2
 - 25a Autoclave 1
 - 25b Autoclave 2
 - 26 Tettoia auto

- Legenda
- SCHEMA FOGNATURE
- Al collettore comunale Ø 200
 - Condotta in pressione PLT Ø 63
 - Condotta a caduta PVC Ø 100-160
 - Stazione di sollevamento
 - Pozzetto di ispezione
- SCHEMA ADDUZIONE IDRICA
- Dalla Condotta comunale
 - Impianto acquedotto
 - Madonnina contatore
 - fonti n° 76
- SCHEMA IMPIANTO ANTINCENDIO
- Impianto antincendio
 - Idrante antincendio
 - Attacco UNI 70
 - Punto raccolta rifiuti campeggi

SCALA 1:2000



MARINA DI CASTAGNETO CARDUCCI

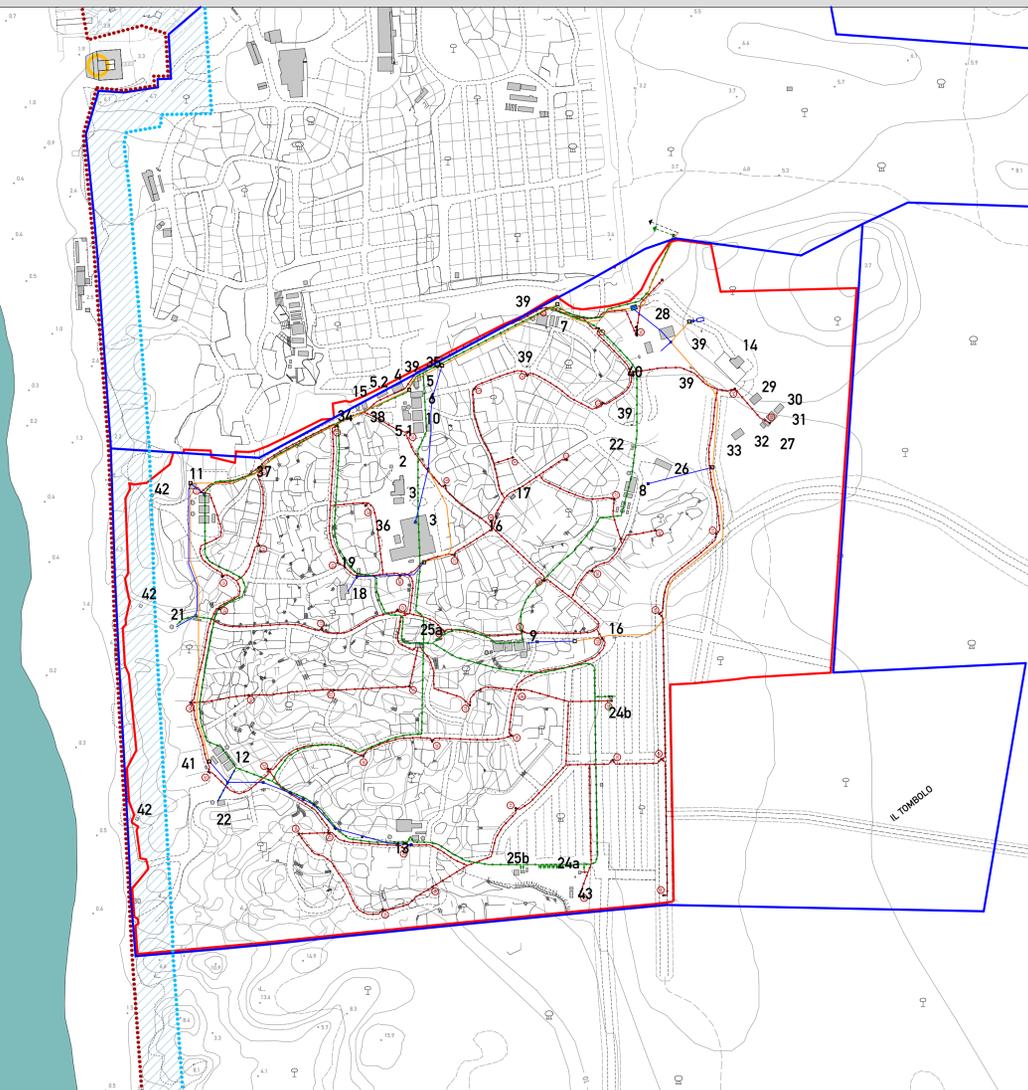

STATO DI PROGETTO

- LEGENDA
- Vincolo monumentale (art.11 D.Lgs n° 42/2004)
 - Limite Demanio Marittimo
 - Fascia di rispetto demaniale (art. 55 Codice della Navigazione)

- LEGENDA EDIFICI
- Reception
 - Parcheggio
 - Centro commerciale
 - magazzino
 - Dotazioni igienico sanitarie di uso comune: Gruppo 1
 - Dotazioni igienico sanitarie di uso comune: Gruppo 2
 - Dotazioni igienico sanitarie di uso comune: Gruppo 3
 - Dotazioni igienico sanitarie di uso comune: Gruppo 4
 - Area attrezzature sportive e animazione
 - 10a Pozzo 1-2
 - 10b Pozzo 3-4
 - 10c Pozzo 5
 - 10d Pozzo 6
 - 10e Pozzo 7
 - 11 Cabina elettrica
 - 12 Autoclave
 - 13 Infermeria

- Legenda
- SCHEMA FOGNATURE
- Al collettore comunale Ø 200
 - Condotta in pressione PLT Ø 63
 - Condotta a caduta PVC Ø 100-160
 - Stazione di sollevamento
 - Pozzetto di ispezione
- SCHEMA ADDUZIONE IDRICA
- Dalla Condotta comunale
 - Impianto acquedotto
 - Madonnina contatore
- SCHEMA IMPIANTO ANTINCENDIO
- Impianto antincendio
 - Idrante antincendio
 - Attacco UNI 70
 - Punto raccolta rifiuti campeggi

SCALA 1:2000



MARINA DI CASTAGNETO CARDUCCI

